


Tabela Identificação
Cabeamento Estruturado - Rack


LOCAL	PONTO	ANEXO	PRÉDIO	LAGA	CATEGORIA	PARTE	COMPRIMENTO
RACK	PF01000	TERREO	SECUNDARIO	DFTV	6	LTP AP	43,12
RACK	PF01002	TERREO	SECUNDARIO	DADOS	6	LTP AP	43,12
RACK	PF01003	TERREO	SECUNDARIO	VOZ	6	LTP AP	43,12
RACK	PF01004	TERREO	SECUNDARIO	DADOS	6	LTP AP	38,92
RACK	PF01005	TERREO	SECUNDARIO	VOZ	6	LTP AP	38,92
RACK	PF01006	TERREO	SECUNDARIO	DADOS	6	LTP AP	34,89
RACK	PF01007	TERREO	SECUNDARIO	VOZ	6	LTP AP	34,89
RACK	PF01008	TERREO	SECUNDARIO	DADOS	6	LTP AP	31,85
RACK	PF01009	TERREO	SECUNDARIO	VOZ	6	LTP AP	31,85
RACK	PF01010	TERREO	SECUNDARIO	DFTV	6	LTP AP	28,84
RACK	PF01011	TERREO	SECUNDARIO	VOZ	6	LTP AP	28,84
RACK	PF01012	TERREO	SECUNDARIO	DADOS	6	LTP AP	44,80
RACK	PF01013	TERREO	SECUNDARIO	VOZ	6	LTP AP	44,80
RACK	PF01014	TERREO	SECUNDARIO	DADOS	6	LTP AP	37,70
RACK	PF01015	TERREO	SECUNDARIO	VOZ	6	LTP AP	37,70
RACK	PF01016	TERREO	SECUNDARIO	DADOS	6	LTP AP	37,40
RACK	PF01017	TERREO	SECUNDARIO	VOZ	6	LTP AP	37,40
RACK	PF01018	TERREO	SECUNDARIO	DADOS	6	LTP AP	28,91
RACK	PF01019	TERREO	SECUNDARIO	VOZ	6	LTP AP	28,91
RACK	PF01020	TERREO	SECUNDARIO	DADOS	6	LTP AP	45,28
RACK	PF01021	TERREO	SECUNDARIO	VOZ	6	LTP AP	45,28
RACK	PF01022	TERREO	SECUNDARIO	DADOS	6	LTP AP	43,03
RACK	PF01023	TERREO	SECUNDARIO	DFTV	6	LTP AP	38,89
RACK	PF01024	TERREO	SECUNDARIO	VOZ	6	LTP AP	38,89
RACK	PF01025	TERREO	SECUNDARIO	DADOS	6	LTP AP	38,43
RACK	PF01026	TERREO	SECUNDARIO	VOZ	6	LTP AP	38,43
RACK	PF01027	TERREO	SECUNDARIO	DADOS	6	LTP AP	34,21
RACK	PF01028	TERREO	SECUNDARIO	VOZ	6	LTP AP	34,21
RACK	PF01029	TERREO	SECUNDARIO	DADOS	6	LTP AP	42,41
RACK	PF01030	TERREO	SECUNDARIO	VOZ	6	LTP AP	42,41
RACK	PF01031	TERREO	SECUNDARIO	DADOS	6	LTP AP	37,92
RACK	PF01032	TERREO	SECUNDARIO	VOZ	6	LTP AP	37,92
RACK	PF01033	TERREO	SECUNDARIO	DADOS	6	LTP AP	33,49
RACK	PF01034	TERREO	SECUNDARIO	VOZ	6	LTP AP	33,49
RACK	PF01035	TERREO	SECUNDARIO	DADOS	6	LTP AP	28,14
RACK	PF01036	TERREO	SECUNDARIO	VOZ	6	LTP AP	28,14
RACK	PF01037	TERREO	SECUNDARIO	DFTV	6	LTP AP	34,62
RACK	PF01038	TERREO	SECUNDARIO	VOZ	6	LTP AP	34,62
RACK	PF01039	TERREO	SECUNDARIO	DADOS	6	LTP AP	36,32
RACK	PF01040	TERREO	SECUNDARIO	VOZ	6	LTP AP	36,32
RACK	PF01041	TERREO	SECUNDARIO	DADOS	6	LTP AP	28,09
RACK	PF01042	TERREO	SECUNDARIO	VOZ	6	LTP AP	28,09
RACK	PF01043	TERREO	SECUNDARIO	DADOS	6	LTP AP	29,09
RACK	PF01044	TERREO	SECUNDARIO	VOZ	6	LTP AP	29,09
RACK	PF01045	TERREO	SECUNDARIO	DADOS	6	LTP AP	29,03
RACK	PF01046	TERREO	SECUNDARIO	DFTV	6	LTP AP	19,92
RACK	PF01047	TERREO	SECUNDARIO	VOZ	6	LTP AP	19,92
RACK	PF01048	TERREO	SECUNDARIO	DADOS	6	LTP AP	37,21
RACK	PF01049	TERREO	SECUNDARIO	VOZ	6	LTP AP	37,21
RACK	PF01050	TERREO	SECUNDARIO	DADOS	6	LTP AP	28,11
RACK	PF01051	TERREO	SECUNDARIO	VOZ	6	LTP AP	28,11
RACK	PF01052	TERREO	SECUNDARIO	DADOS	6	LTP AP	27,81
RACK	PF01053	TERREO	SECUNDARIO	VOZ	6	LTP AP	27,81
RACK	PF01054	TERREO	SECUNDARIO	DADOS	6	LTP AP	19,32
RACK	PF01055	TERREO	SECUNDARIO	VOZ	6	LTP AP	19,32
RACK	PF01056	TERREO	SECUNDARIO	DADOS	6	LTP AP	35,89
RACK	PF01057	TERREO	SECUNDARIO	VOZ	6	LTP AP	35,89
RACK	PF01058	TERREO	SECUNDARIO	DADOS	6	LTP AP	33,44
RACK	PF01059	TERREO	SECUNDARIO	VOZ	6	LTP AP	33,44
RACK	PF01060	TERREO	SECUNDARIO	DADOS	6	LTP AP	28,84
RACK	PF01061	TERREO	SECUNDARIO	VOZ	6	LTP AP	28,84
RACK	PF01062	TERREO	SECUNDARIO	DADOS	6	LTP AP	24,62
RACK	PF01063	TERREO	SECUNDARIO	VOZ	6	LTP AP	24,62
RACK	PF01064	TERREO	SECUNDARIO	DADOS	6	LTP AP	33,09
RACK	PF01065	TERREO	SECUNDARIO	VOZ	6	LTP AP	33,09
RACK	PF01066	TERREO	SECUNDARIO	DADOS	6	LTP AP	27,60
RACK	PF01067	TERREO	SECUNDARIO	VOZ	6	LTP AP	27,60
RACK	PF01068	TERREO	SECUNDARIO	DFTV	6	LTP AP	23,39
RACK	PF01069	TERREO	SECUNDARIO	VOZ	6	LTP AP	23,39
RACK	PF01070	TERREO	SECUNDARIO	DADOS	6	LTP AP	23,07
RACK	PF01071	TERREO	SECUNDARIO	VOZ	6	LTP AP	23,07
RACK	PF01072	TERREO	SECUNDARIO	DADOS	6A	LTP AP	16,72
RACK	PF01073	TERREO	SECUNDARIO	VOZ	6A	LTP AP	16,72
RACK	PF01074	TERREO	SECUNDARIO	DFTV	6	LTP AP	21,11
RACK	PF01075	TERREO	SECUNDARIO	VOZ	6	LTP AP	21,11
RACK	PF01076	TERREO	SECUNDARIO	DADOS	6	LTP AP	20,28
RACK	PF01077	TERREO	SECUNDARIO	VOZ	6	LTP AP	20,28
RACK	PF01078	TERREO	SECUNDARIO	DADOS	6	LTP AP	15,49
RACK	PF01079	TERREO	SECUNDARIO	VOZ	6	LTP AP	15,49
RACK	PF01080	TERREO	SECUNDARIO	DADOS	6	LTP AP	12,05
RACK	PF01081	TERREO	SECUNDARIO	VOZ	6	LTP AP	12,05
RACK	PF01082	TERREO	SECUNDARIO	DFTV	6	LTP AP	9,74
RACK	PF01083	TERREO	SECUNDARIO	VOZ	6	LTP AP	9,74
RACK	PF01084	TERREO	SECUNDARIO	DADOS	6	LTP AP	20,36
RACK	PF01085	TERREO	SECUNDARIO	VOZ	6	LTP AP	20,36
RACK	PF01086	TERREO	SECUNDARIO	DADOS	6	LTP AP	17,66
RACK	PF01087	TERREO	SECUNDARIO	VOZ	6	LTP AP	17,66
RACK	PF01088	TERREO	SECUNDARIO	DADOS	6	LTP AP	12,70
RACK	PF01089	TERREO	SECUNDARIO	VOZ	6	LTP AP	12,70
RACK	PF01090	TERREO	SECUNDARIO	DADOS	6	LTP AP	13,17
RACK	PF01091	TERREO	SECUNDARIO	VOZ	6	LTP AP	13,17

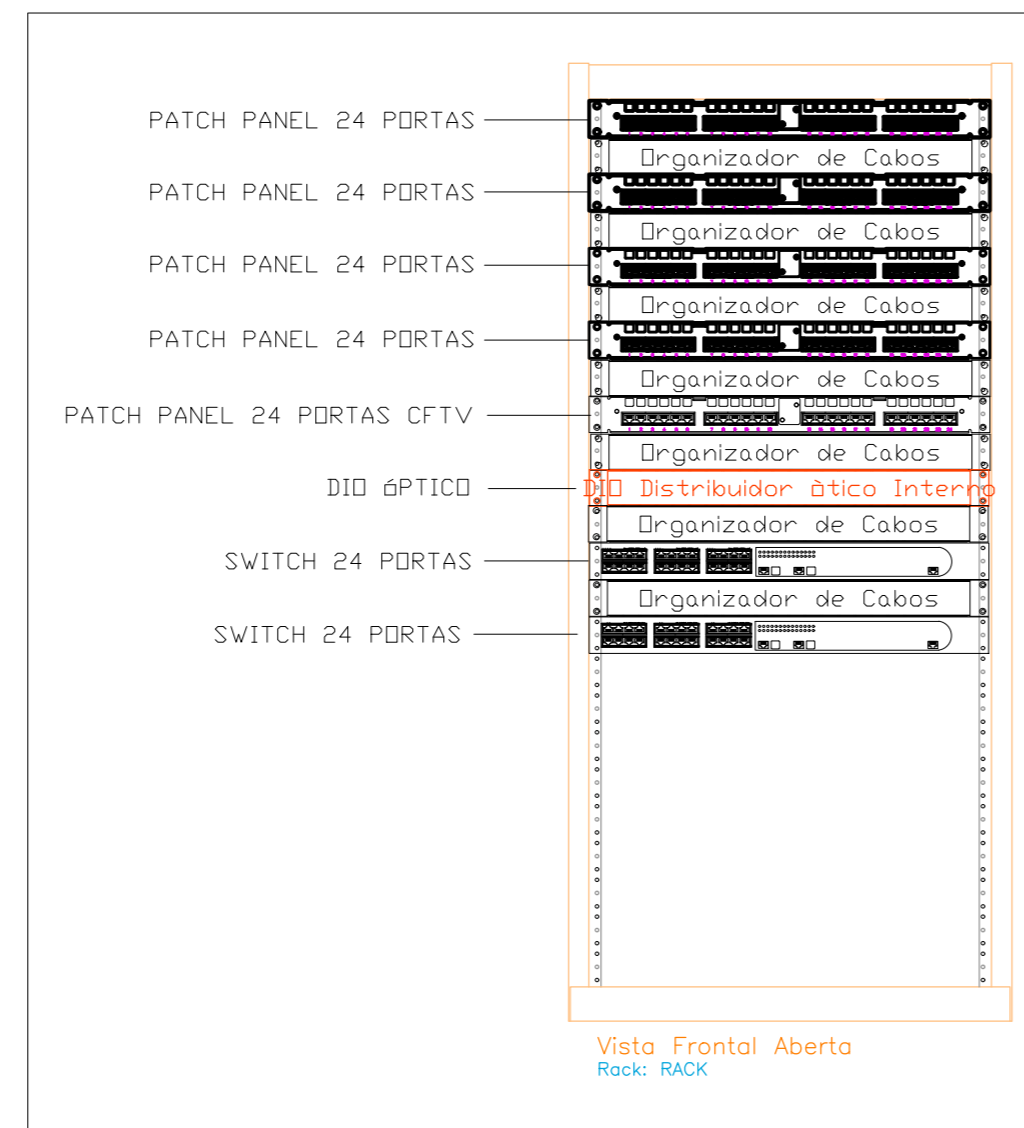


RACK FECHADO EM CHAPA DE AÇO BRUTA 18, COM PINTURA ELETRÓSTATICA A PO NA COR CINZA. VENEZUELA REMOVÍVEL PORTA AÇODOVRO COM FECHO CRIMINAL E TAMPA TRASEIRA REMOVÍVEL PORTA AÇODOVRO COM FECHO CRIMINAL E BARRILHETA 1" COM CHAVE VALE. PROFUNDIDADE EXTERNA = 570mm ALTIMURA INTERNA = 2410" LARGURA INTERNA = 19" LARGURA EXTERNA = 23" COMPLETO, COM KIT DE VENTILAÇÃO, 14 RÉGUA DE TOMADAS, BANDEJA FIXA, GERENCIADOR DE CABOS HORIZONTAIS E VERTICAIS, PARAFUSOS ETC. VER ESPECIFICAÇÕES COMPLETAS NO MEMORIAL DE ESPECIFICAÇÕES DE MATERIAS

DETALHE GENÉRICO DA MONTAGEM INTERNA DO RACK
COM SISTEMA DE DISTRIBUIÇÃO HORIZONTAL ESTRUTURADA
SEM ESCALA - COTAS EM MILIMETROS

- LEGENDA**
- CAIXA PASSAGEM EM PVC 20X20X12cm
 - CAIXA PASSAGEM EM ALVENARIA 50X50X50cm
 - PONTO ÚNICO DE TELECOMUNICAÇÃO A 220 CM DO PISO EM CAIXA PVC 10X10X5CM
 - PONTO DUPLO DE TELECOMUNICAÇÃO A 220 CM DO PISO EM CAIXA PVC 10X10X5CM
 - PONTO ÚNICO DE TELECOMUNICAÇÃO A 30 CM DO PISO EM CAIXA PVC 10X10X5CM
 - PONTO DUPLO DE TELECOMUNICAÇÃO A 30 CM DO PISO EM CAIXA PVC 10X10X5CM
 - RACK 12 UTPs X 19" X 570mm DE PROFUNDIDADE, PARAFUSADO À PAREDE H= 1,50M, D
 - ELETRODUTO PVC RÍGIDO EMBUTIDO NA PAREDE
 - ELETRODUTO PVC RÍGIDO EMBUTIDO NO PISO
 - 72x45x4mm Ø3/4" rretroduto pvc rígido, diâmetro do Ø3/4", 72 cabos UTP 4 pares, distribuição em secundário, do ponto 01 001a072

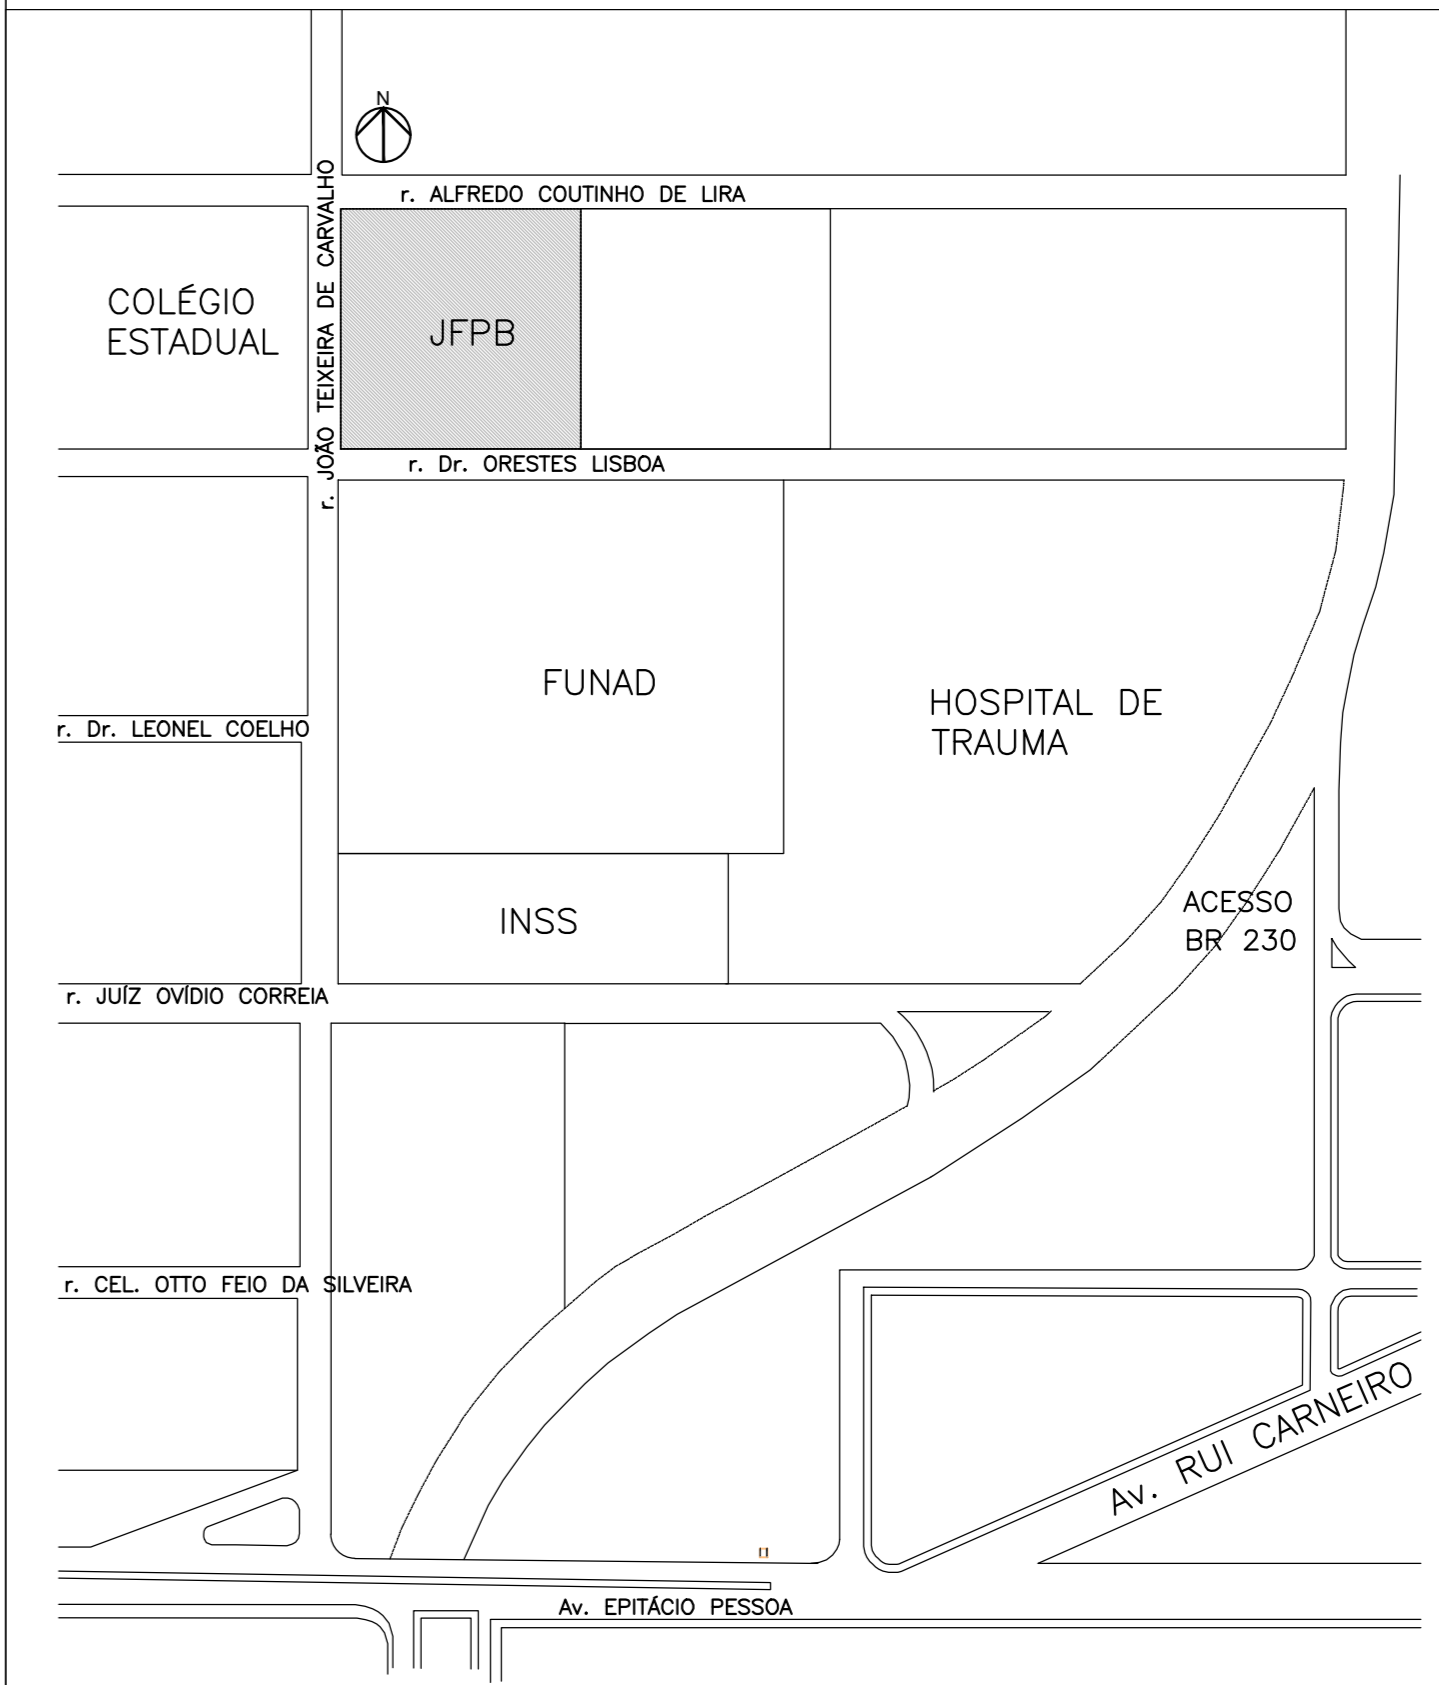

Definição
Sistema de Cabeamento Estruturado para tráfego de voz, dados e imagens, segundo requisitos das normas ANSI/TIA-568-C.2 (Balanced Twisted Pair Cabling Component) Categoria 6 e ISO/IEC-11801 para cabeamento em ambiente interno ou externo, utilizado de forma isolada ou associado, em bandejas ou em dutos sujeitos a aquecimento térmico, em sistema que requerem grande margem de segurança sobre as especificações normativas para garantir de suporte às aplicações futuras.

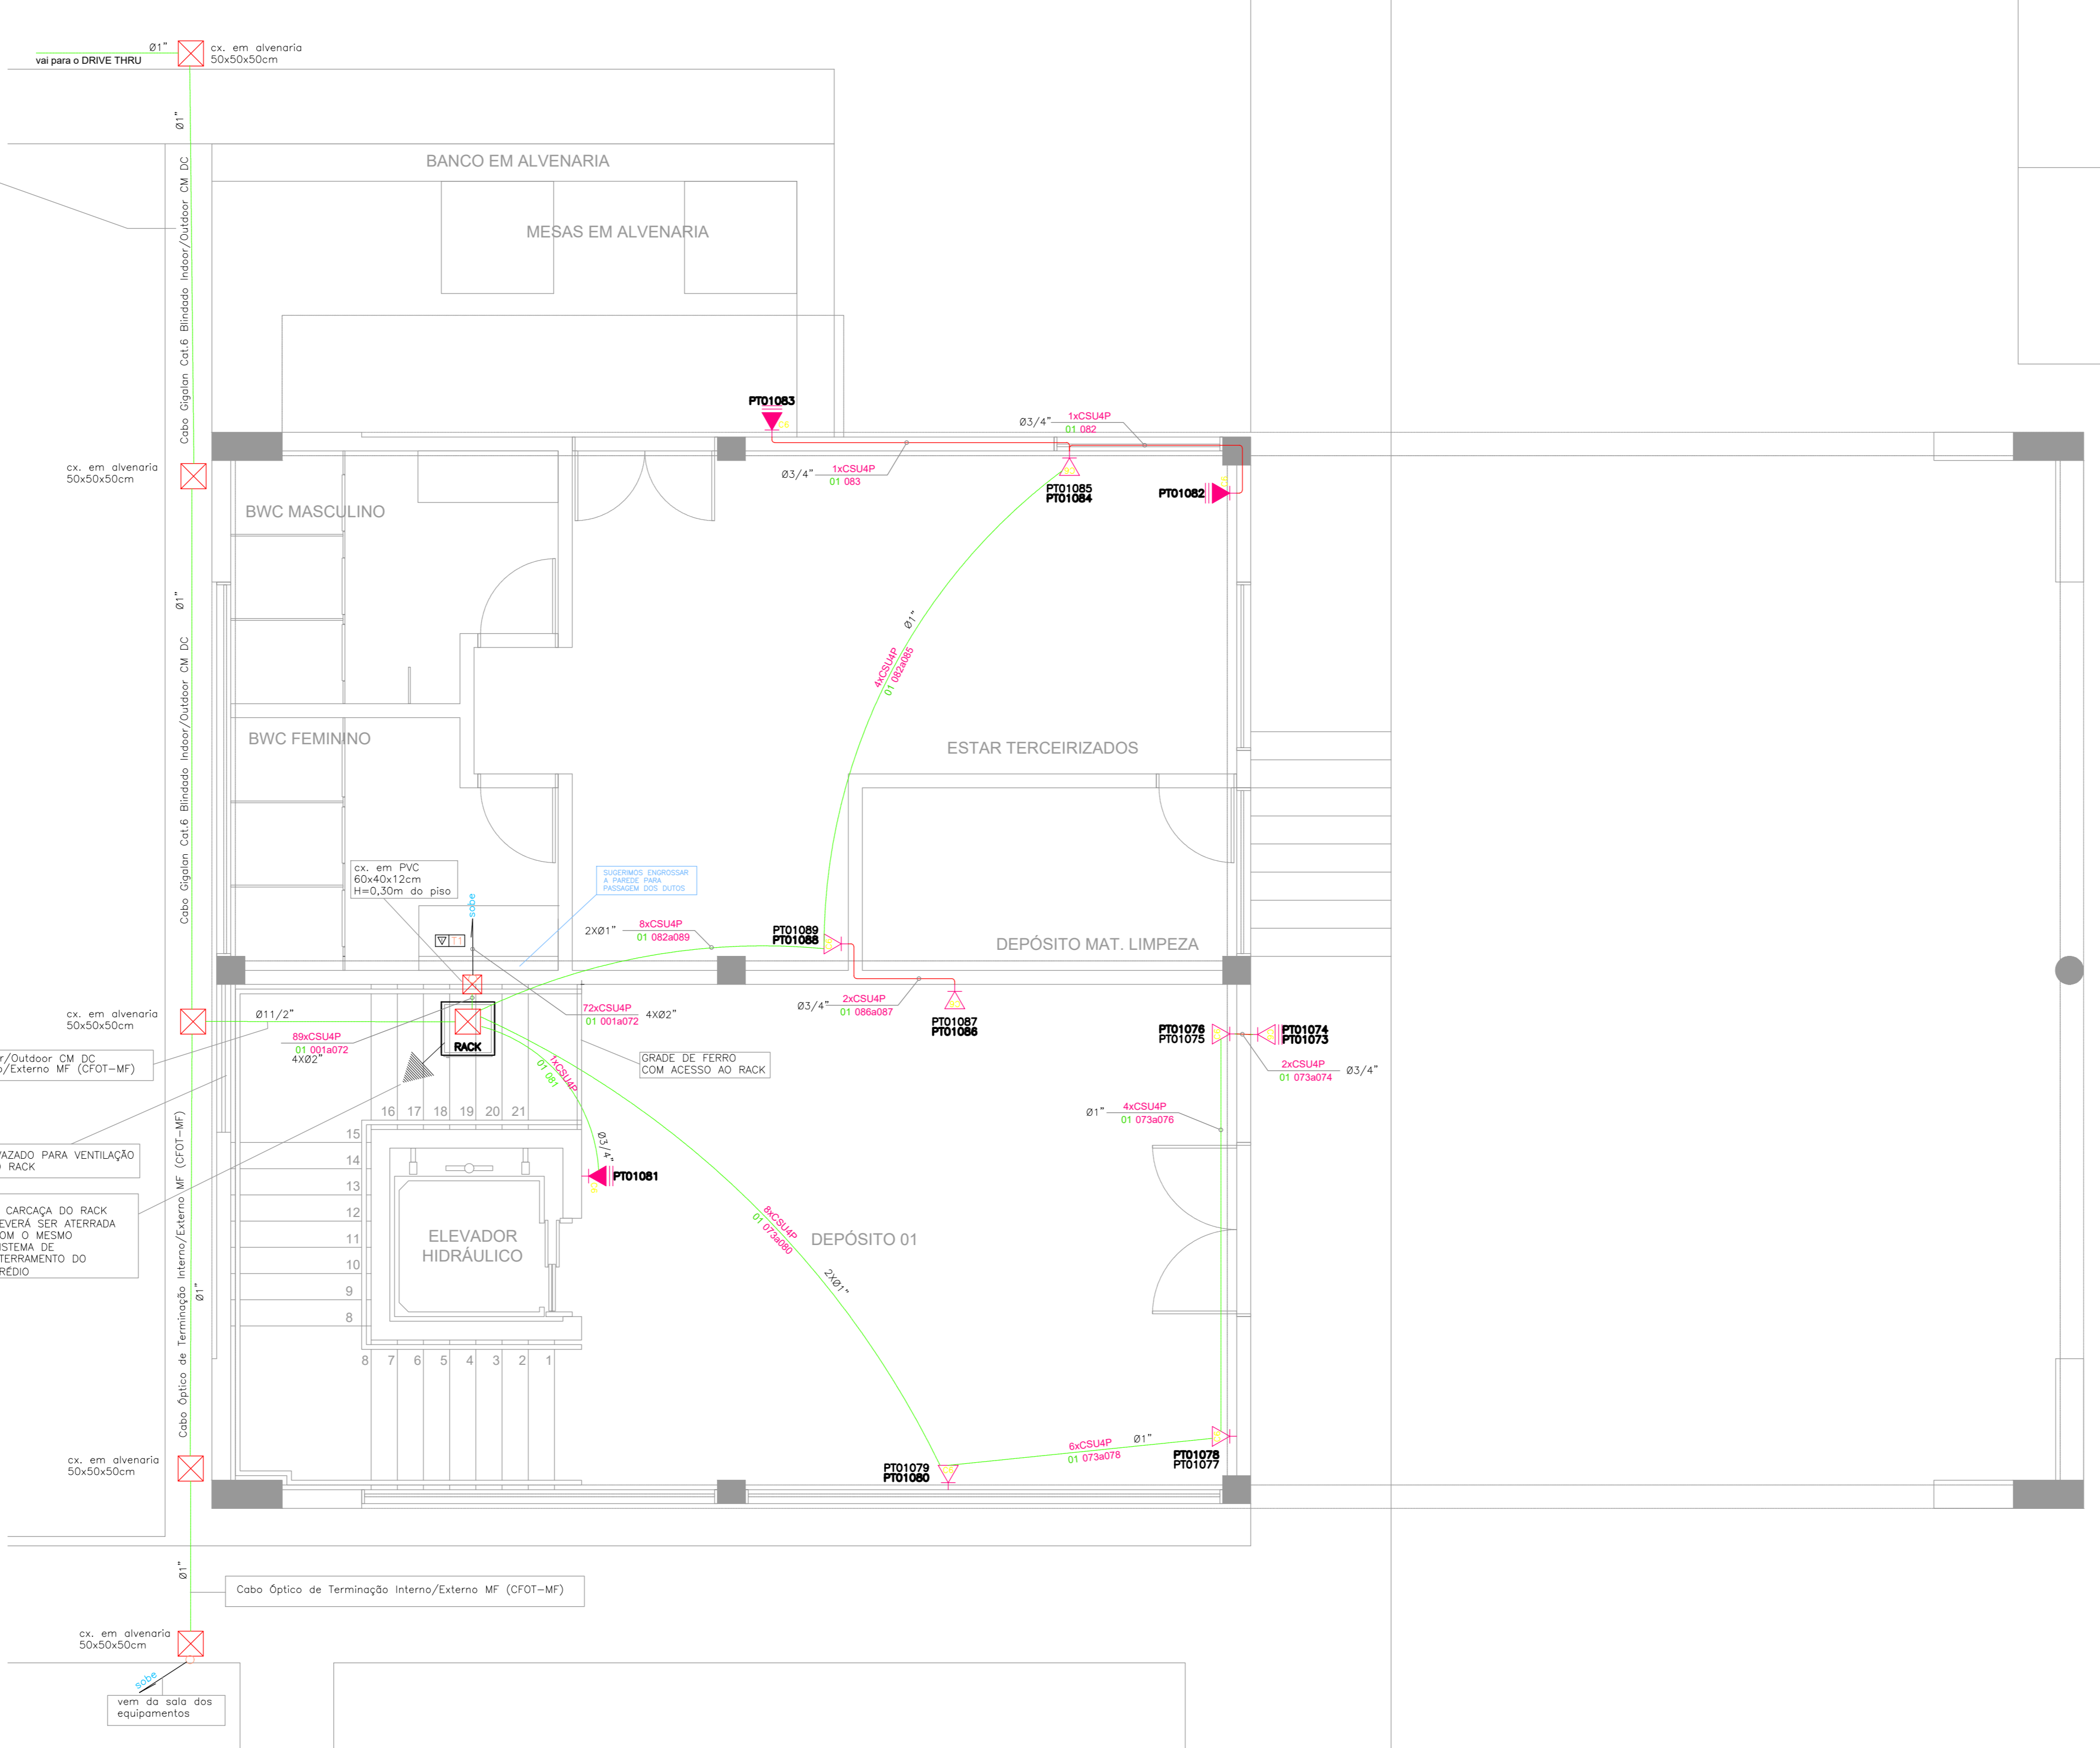

PROPRIETÁRIO

PROJETO

CONSTRUTOR


FOLHA: 02/03
Projeto: INSTALAÇÕES CABEAMENTO ESTRUTURADO - DEPÓSITO
Local: R. JOÃO TEIXEIRA DE CARVALHO, 480, BRISAMAR - JOÃO PESSOA - PB
Proprietário: JUSTIÇA FEDERAL DA PARAÍBA - JFPB

DATA: FEV/12
RESPONSÁVEL: DION MEDEIROS COSTA
CREA: 160393710-2


INC-NA P.A.C.: DEMANDA TELECOMUNICAÇÕES RUA: ARGEIRO DE SOUZA-CENTRO
NORMANDO DE ARAUJO AMORIM
CREA: 160106762-3

ESCALA: 1/50
DESENHO: PLANTA BAIXA - TERREO
DETALHES

CONTATO: (83)3208-4300/8895-1753/8690-8591
EMAIL: dion@demandatelecom.com.br
REFERÊNCIA PARA ARQUIVO

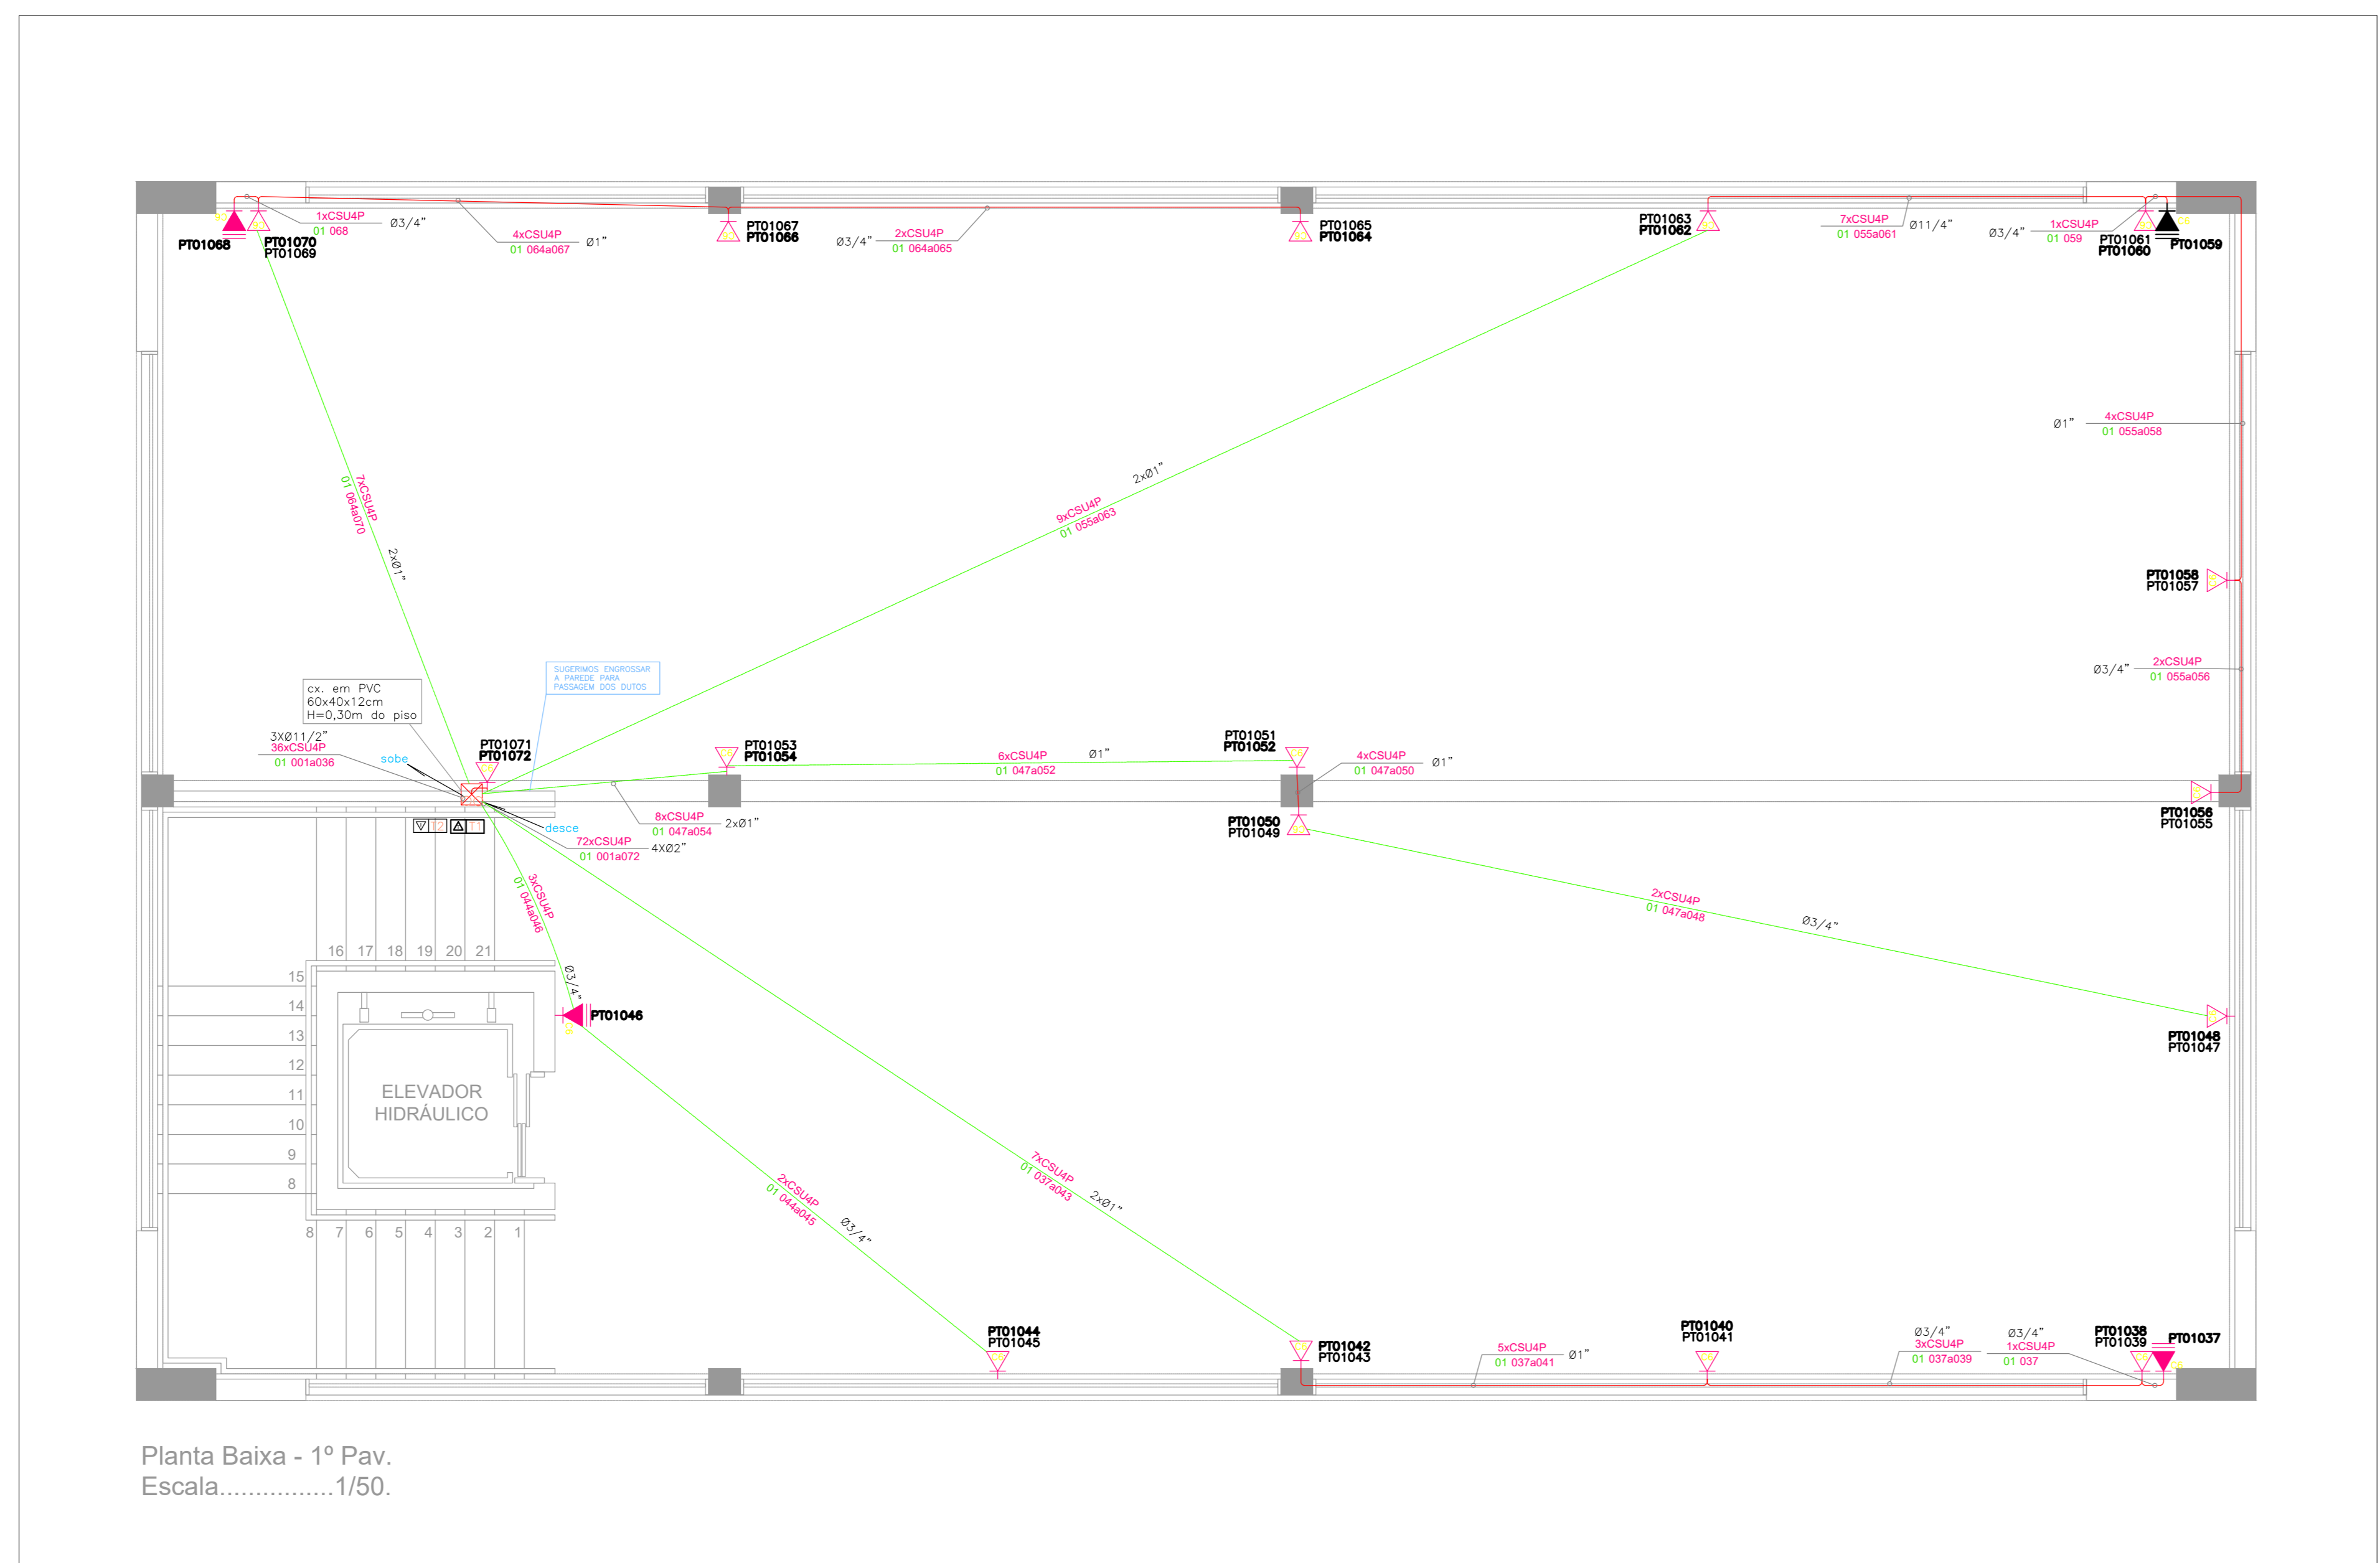


Planta Baixa - 1º Pav.
Escala.....1/50.

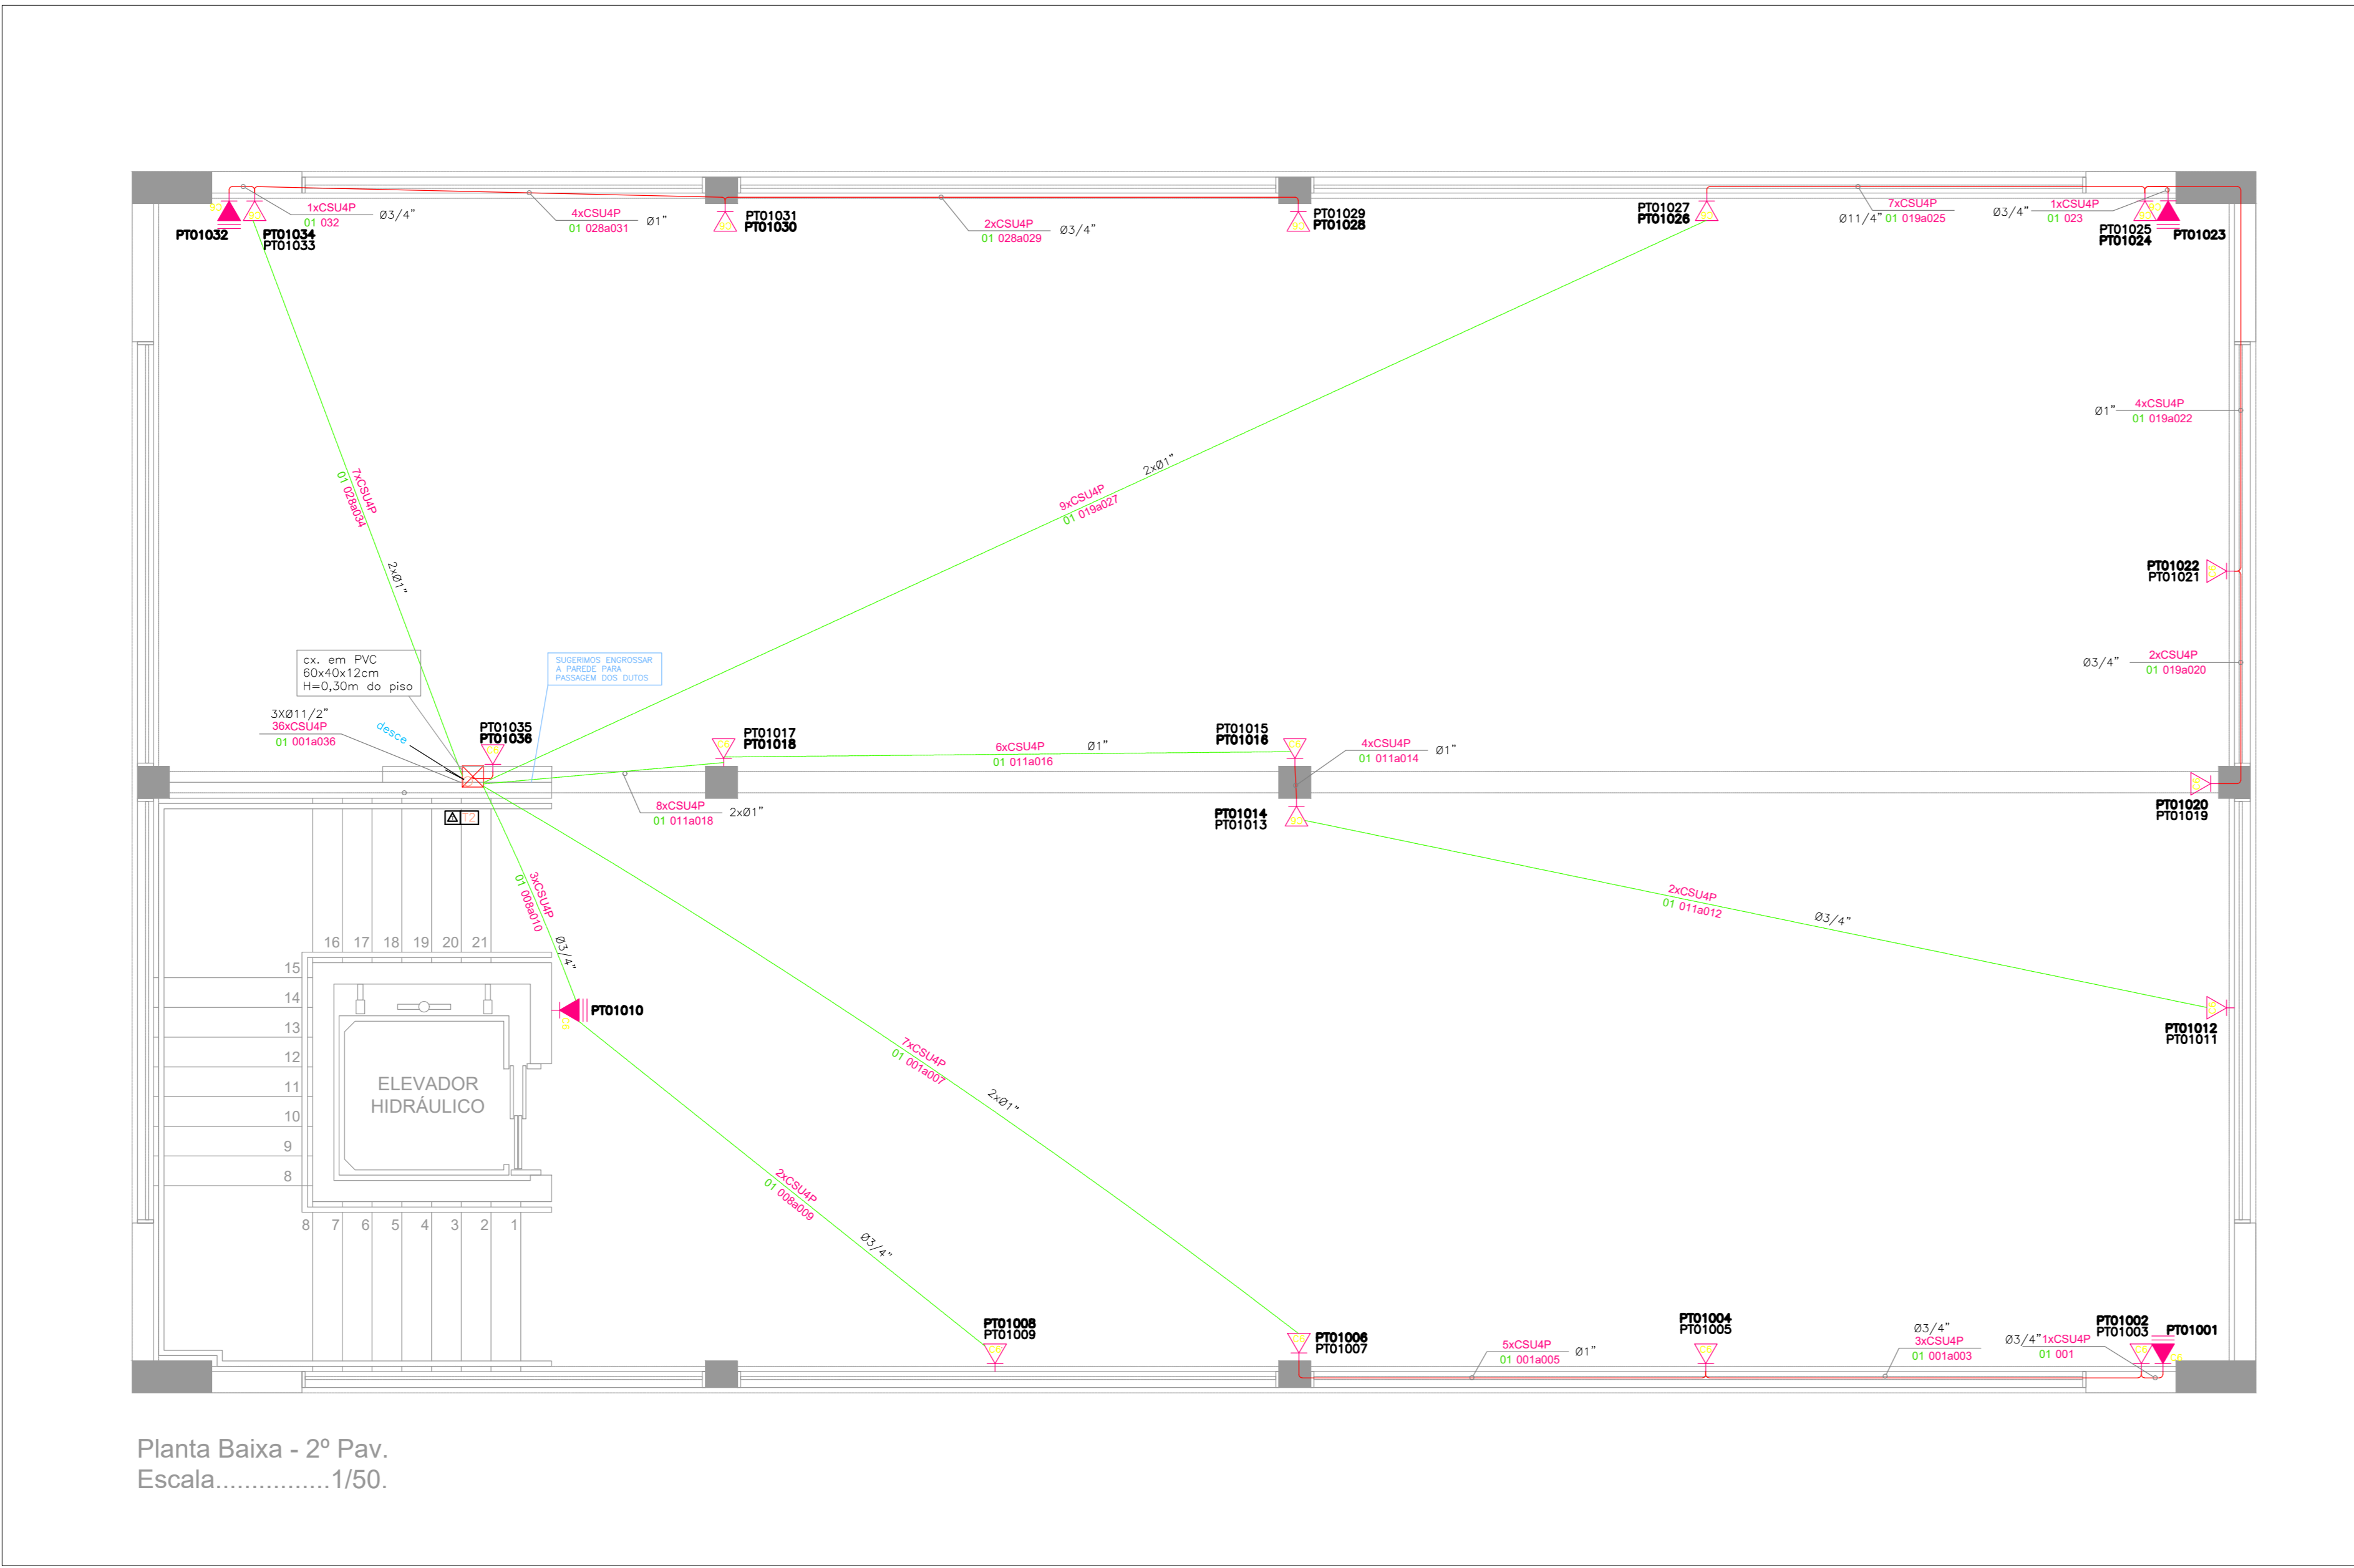

Planta Baixa - 2º Pav.
Escala.....1/50.

- LEGENDA
- CAIXA PASSAGEM EM PVC 20X20X12cm
 - CAIXA PASSAGEM EM ALVENARIA 50X50X50cm
 - PONTO ÚNICO DE TELECOMUNICAÇÃO A 220 CM DO PISO EM CAIXA PVC 10X10X5CM
 - PONTO DUPLO DE TELECOMUNICAÇÃO A 220 CM DO PISO EM CAIXA PVC 10X10X5CM
 - PONTO DUPLO DE TELECOMUNICAÇÃO A 30 CM DO PISO EM CAIXA PVC 10X10X5CM
 - RACK 12 U75 X 19\" X 570mm DE PROFUNDIDADE, PARAFUSADO À PAREDE H= 1,50M, D
 - ELETRODUTO PVC RÍGIDO EMBUTIDO NA PAREDE
 - ELETRODUTO PVC RÍGIDO EMBUTIDO NO PISO
 - retroduto pvc rígido, diâmetro do Ø3/4\", 72 cabos UTP 4 pares, distribuição em secundário, do ponto 01 001a072

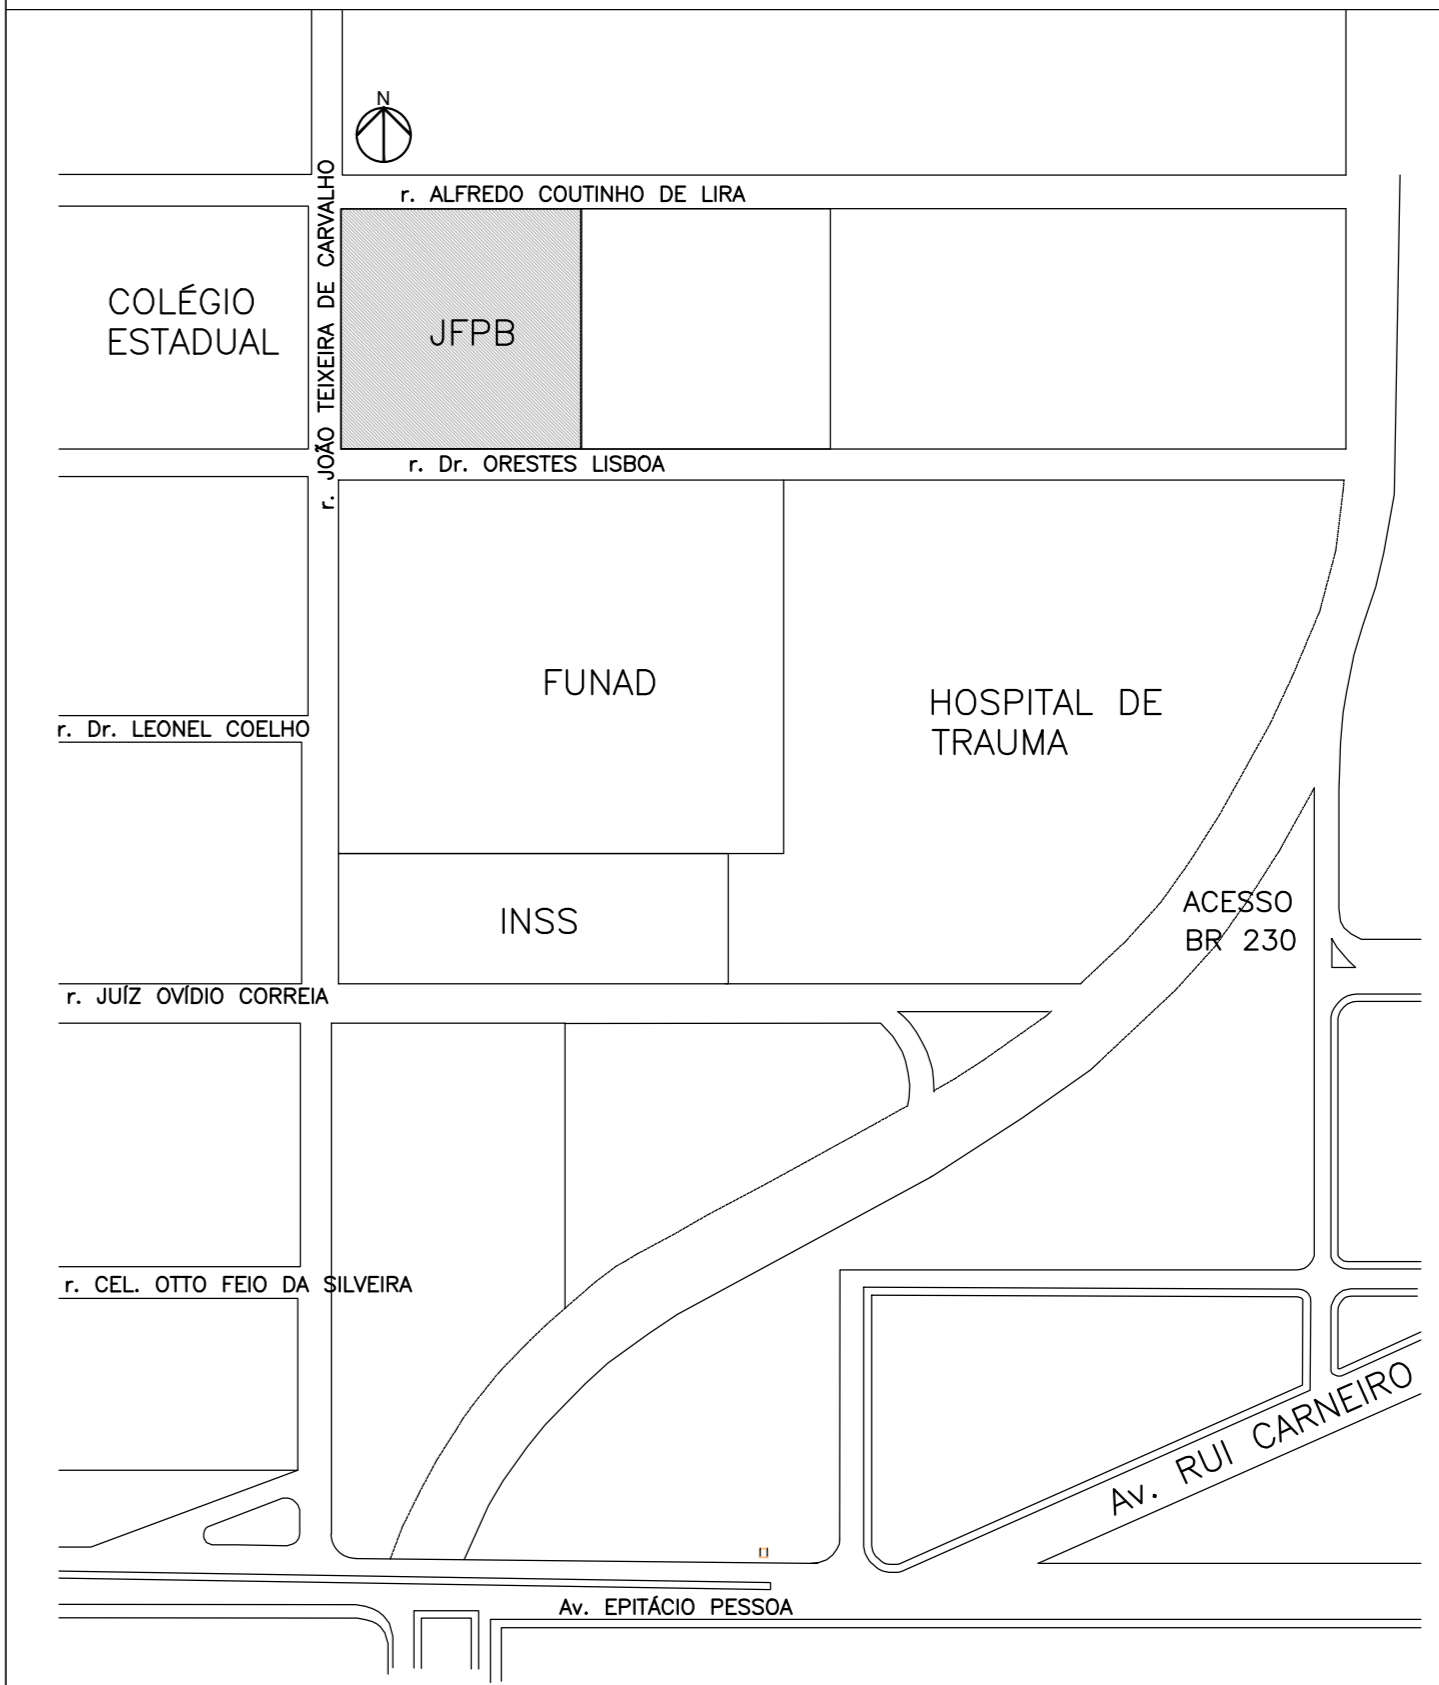

PROPRIETÁRIO _____

PROJETO _____

CONSTRUTOR _____

FOLHA:	Projeto: INSTALAÇÕES CABEAMENTO ESTRUTURADO - DEPÓSITO		
03/03	Local: R. JOÃO TEIXEIRA DE CARVALHO, 480, BRISAMAR - JOÃO PESSOA - PB		
	Proprietário: JUSTIÇA FEDERAL DA PARAÍBA - JFPB		
DATA:	RESPONSÁVEL:	INC. NA P.A.C.	<p>DEMANDA TELECOMUNICAÇÕES RUA: ARGEMIRO DE SOUZA-CENTRO NORMANDO DE ARAUJO AMORIM CREA: 160106762-3</p>
DESENHO:	FEV/12	DION MEDEIROS COSTA CREA: 160393710-2	
CÓPIA:			
VISTO:			
ESCALA:	DESENHO:	(83)3208-4300/8895-1753/8690-8591 dion@demandatelecom.com.br	
1/50	1/50	REFERÊNCIA PARA ARQUIVO	
1/50	1/50	PLANTA BAIXA - 1º PAV. PLANTA BAIXA - 2º PAV.	