

Planta Baixa - Locação  
S/Escala

PROPRIETÁRIO


PROJETO

CONSTRUTOR

FOLHA:	Projeto: INSTALAÇÕES ELÉTRICAS - DEPÓSITO		
04/04	Local: R. JOÃO TEIXEIRA DE CARVALHO, 480, BRISAMAR - JOÃO PESSOA - PB		
	Proprietário: JUSTIÇA FEDERAL DA PARAÍBA - JFPB		
DESENHO:	DATA:	RESPONSSÁVEL:	INSC.NA P.M.C.
FEV/12		DION MEDEIROS COSTA	
		CREA: 160393710-2	
CÓPIA:			
VISTO:			
ESCALA:	DESENHO:	(83)3208-4300/8895-1753/8690-8591	
	PLANTA BAIXA - LDOCAÇÃO	dion@demandatelecom.com.br	
		REFERÊNCIA PARA ARQUIVO	






DEMANDA TELECOMUNICAÇÕES  
RUA: ARGEMIRO DE SOUZA-CENTRO  
NORMANDO DE ARAUJO AMORIM  
CREA: 160106762-3

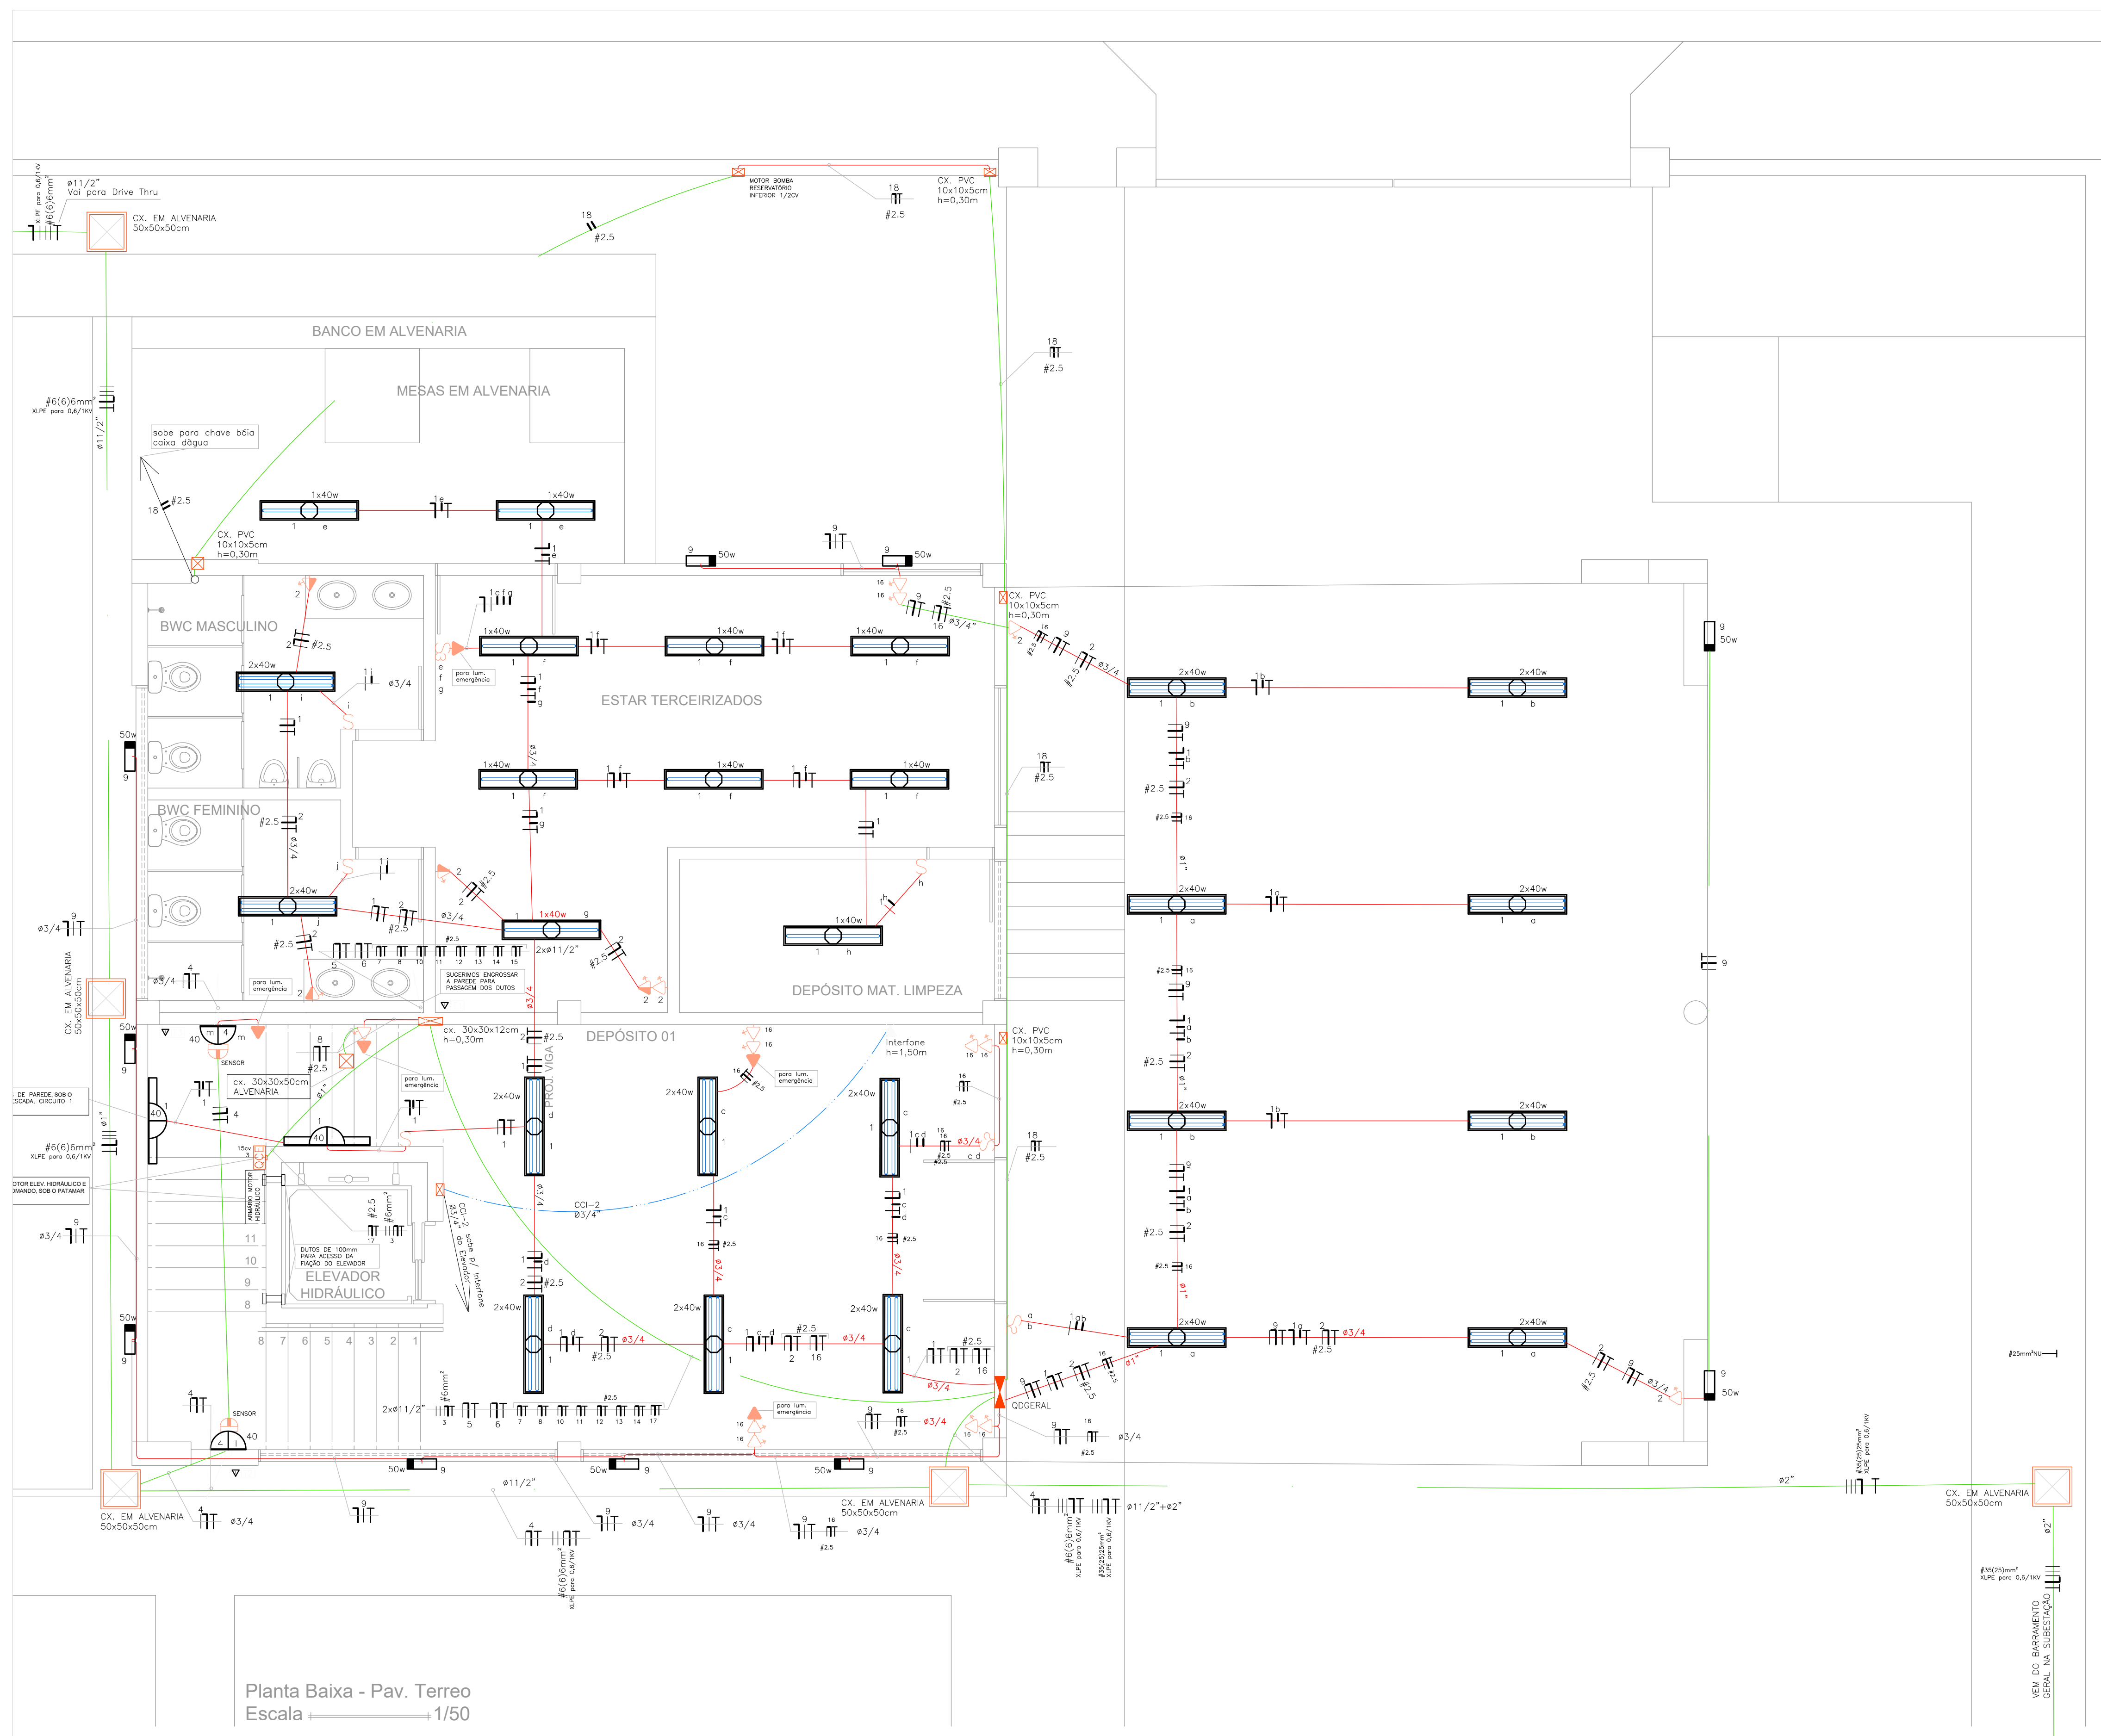

Planta Baixa - Pav. Terreo  
Escala 1/50

- QUADRO DE DISTRIBUIÇÃO DE LUZ
  - QUADRO DE CONTROLE DO ELEVADOR
  - MOTOR PARA PORTÃO ELÉTRICO H = 1,10 M, 100W
  - LUMINÁRIA DE TETO EQUIPADA COM 2 LÂMPADAS FLUORESCENTES DE 54W
  - CAIXA DE PASSAGEM DIMENSÕES INTERNAS 300x300x500mm - FEITA EM ALVENARIA
  - CAIXA DE ATERAMENTO EM ALVENARIA C/ TAMPA DE FERRO
  - CAIXA DE PASSAGEM COM TAMPA PARAFUSADA 300x300x50mm
  - LUMINÁRIA DE TETO EQUIPADA COM 2 LÂMPADAS FLUORESCENTES DE 24W
  - LUMINÁRIA DE PASSARELA PARA LÂMPADAS TIPO DE 50W
  - TOMADA MISTA H=1,10 2P+T 100W
  - TOMADA BASTA H=0,80 2P+T 100W
  - INTERRUPTOR SIMPLES H= 1,30 DO PISO
  - INTERRUPTOR DE DUAS SEÇÕES H= 1,30 DO PISO
  - INTERRUPTOR DE TRÊS SEÇÕES H= 1,30 DO PISO
  - SENSOR DE PRESENÇA H=2,00M
  - LUMINÁRIA TIPO ARANDELA NA PAREDE H= 2,00M
  - ELETRODUTO EMBUTIDO NO PISO
  - ELETRODUTO EMBUTIDO NO TETO OU PAREDE COM PISO, FASE, NEUTRO, TERRA E RETORNO
- NOTA: A FAIXA NÃO INDICADA TEM #1,5mm<sup>2</sup>  
A TUBULAÇÃO NÃO INDICADA TEM #1/2"

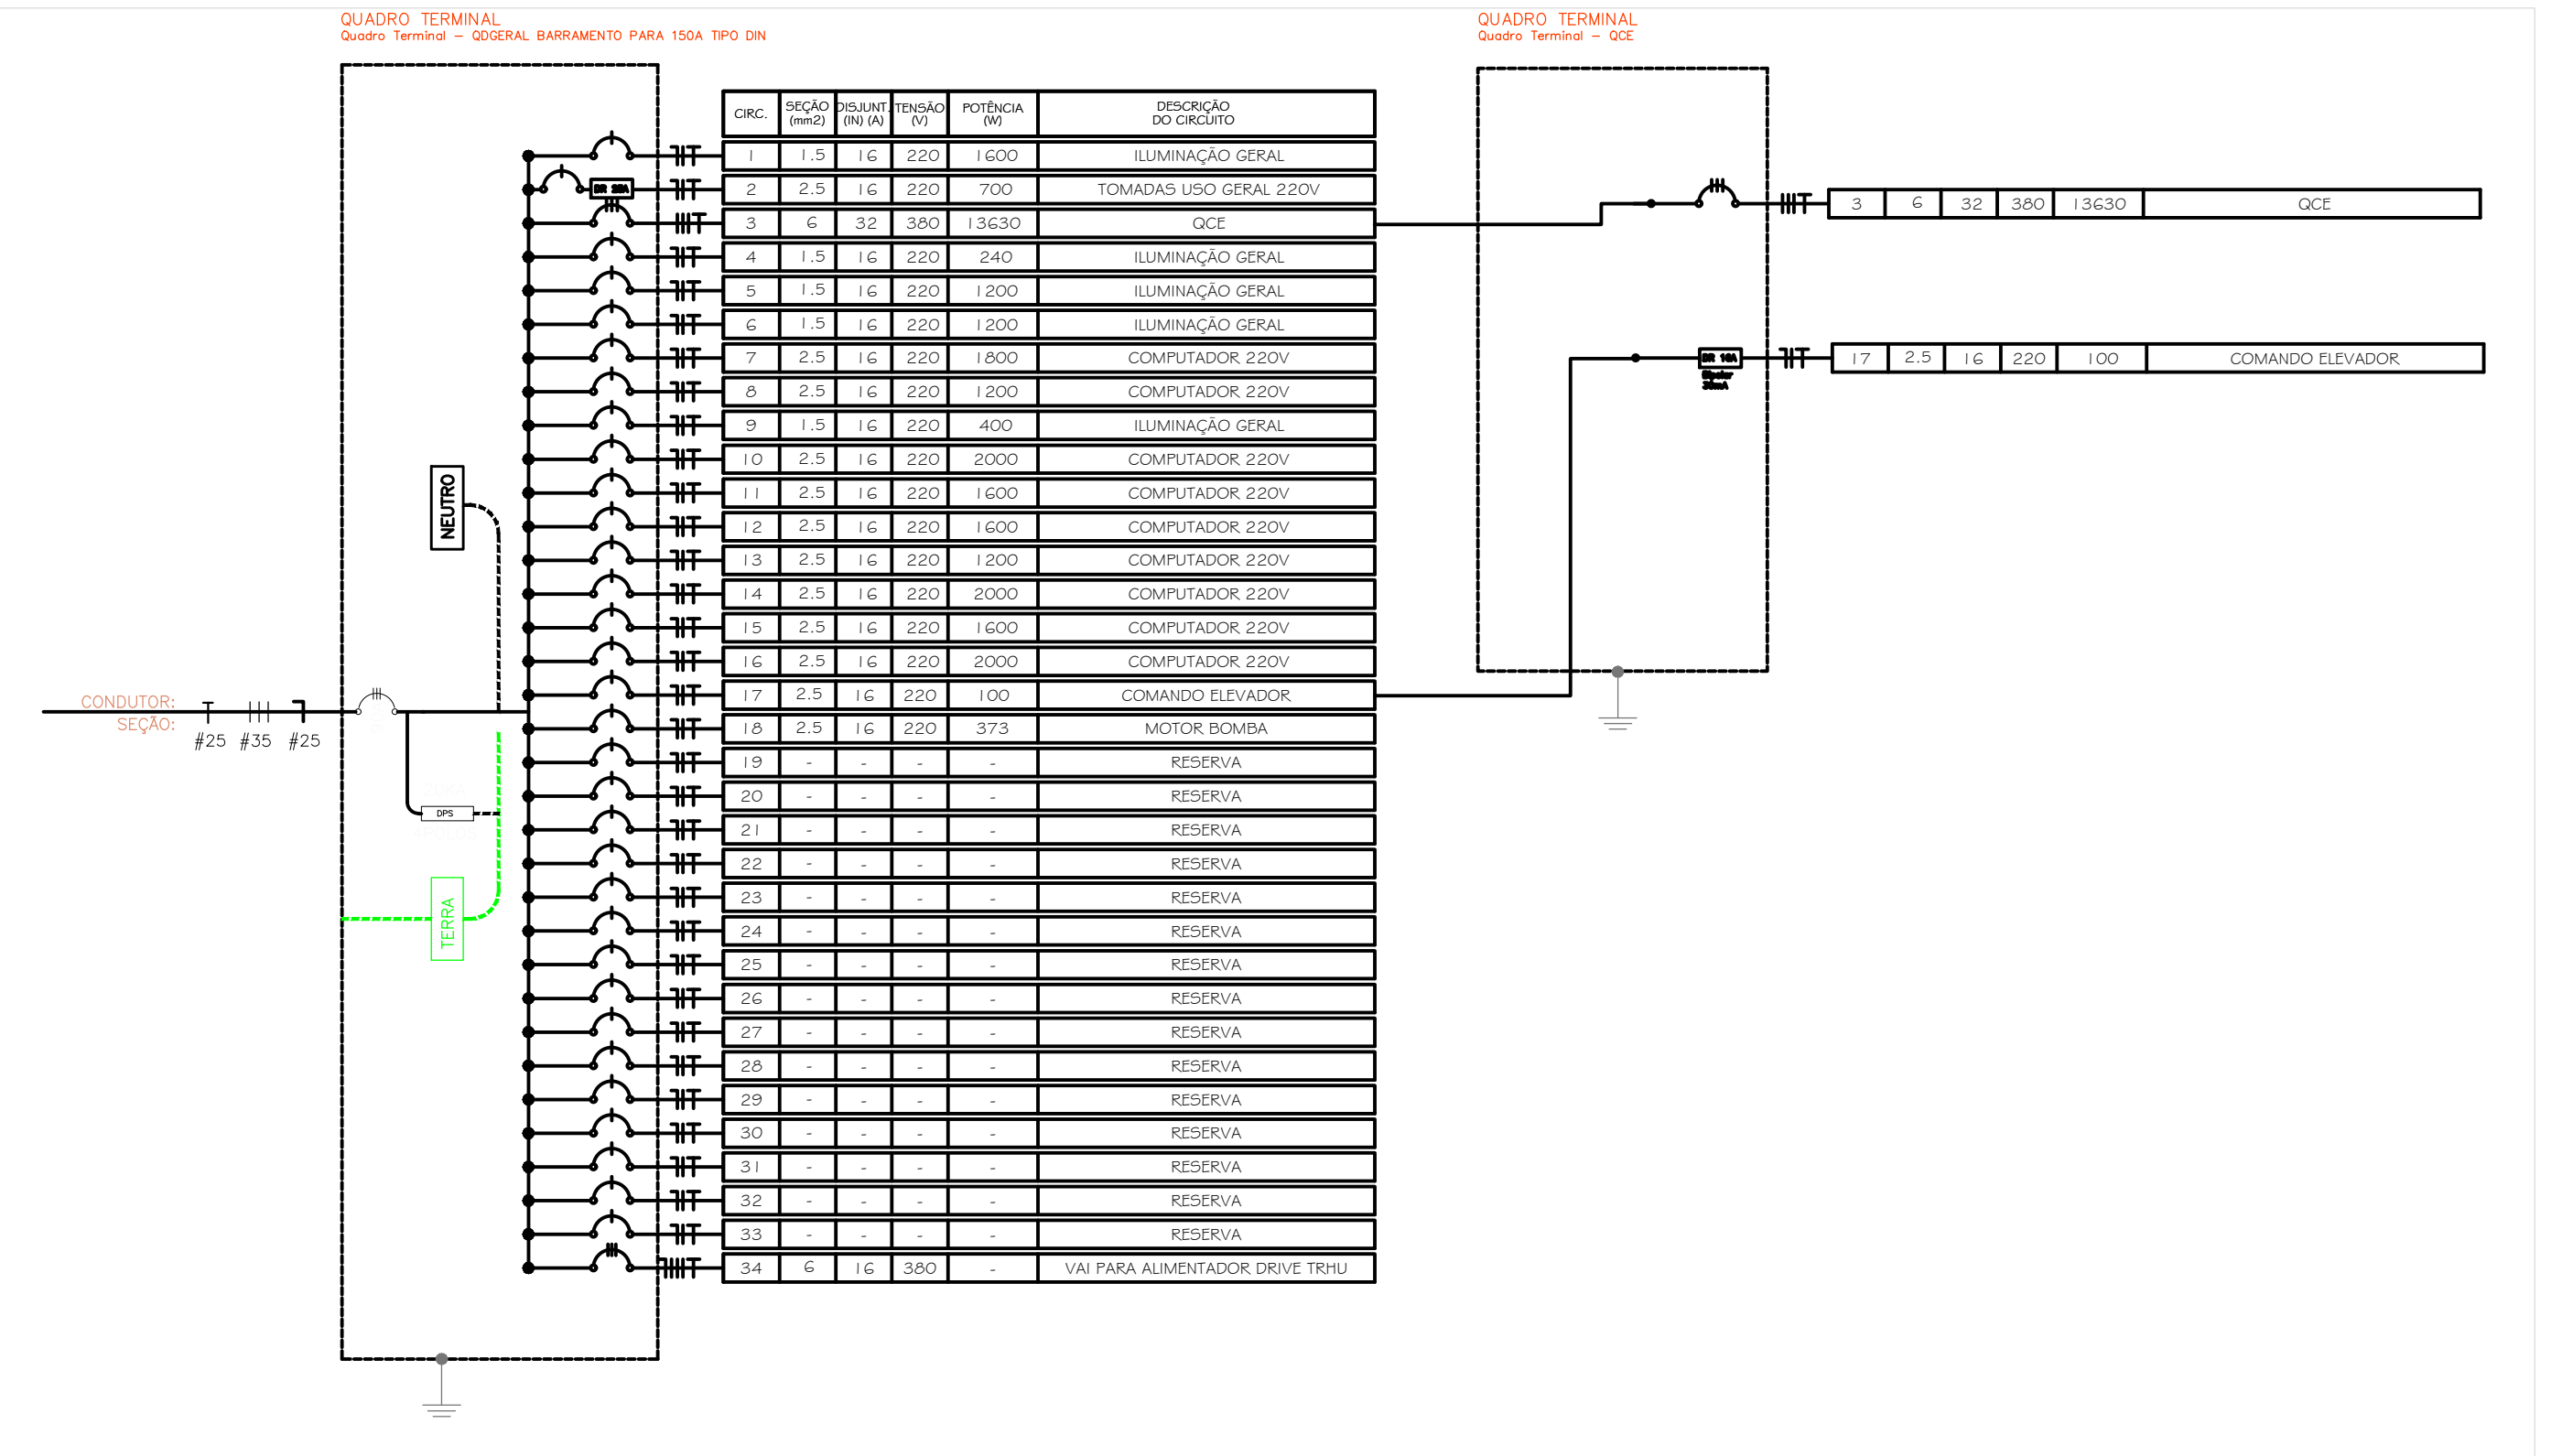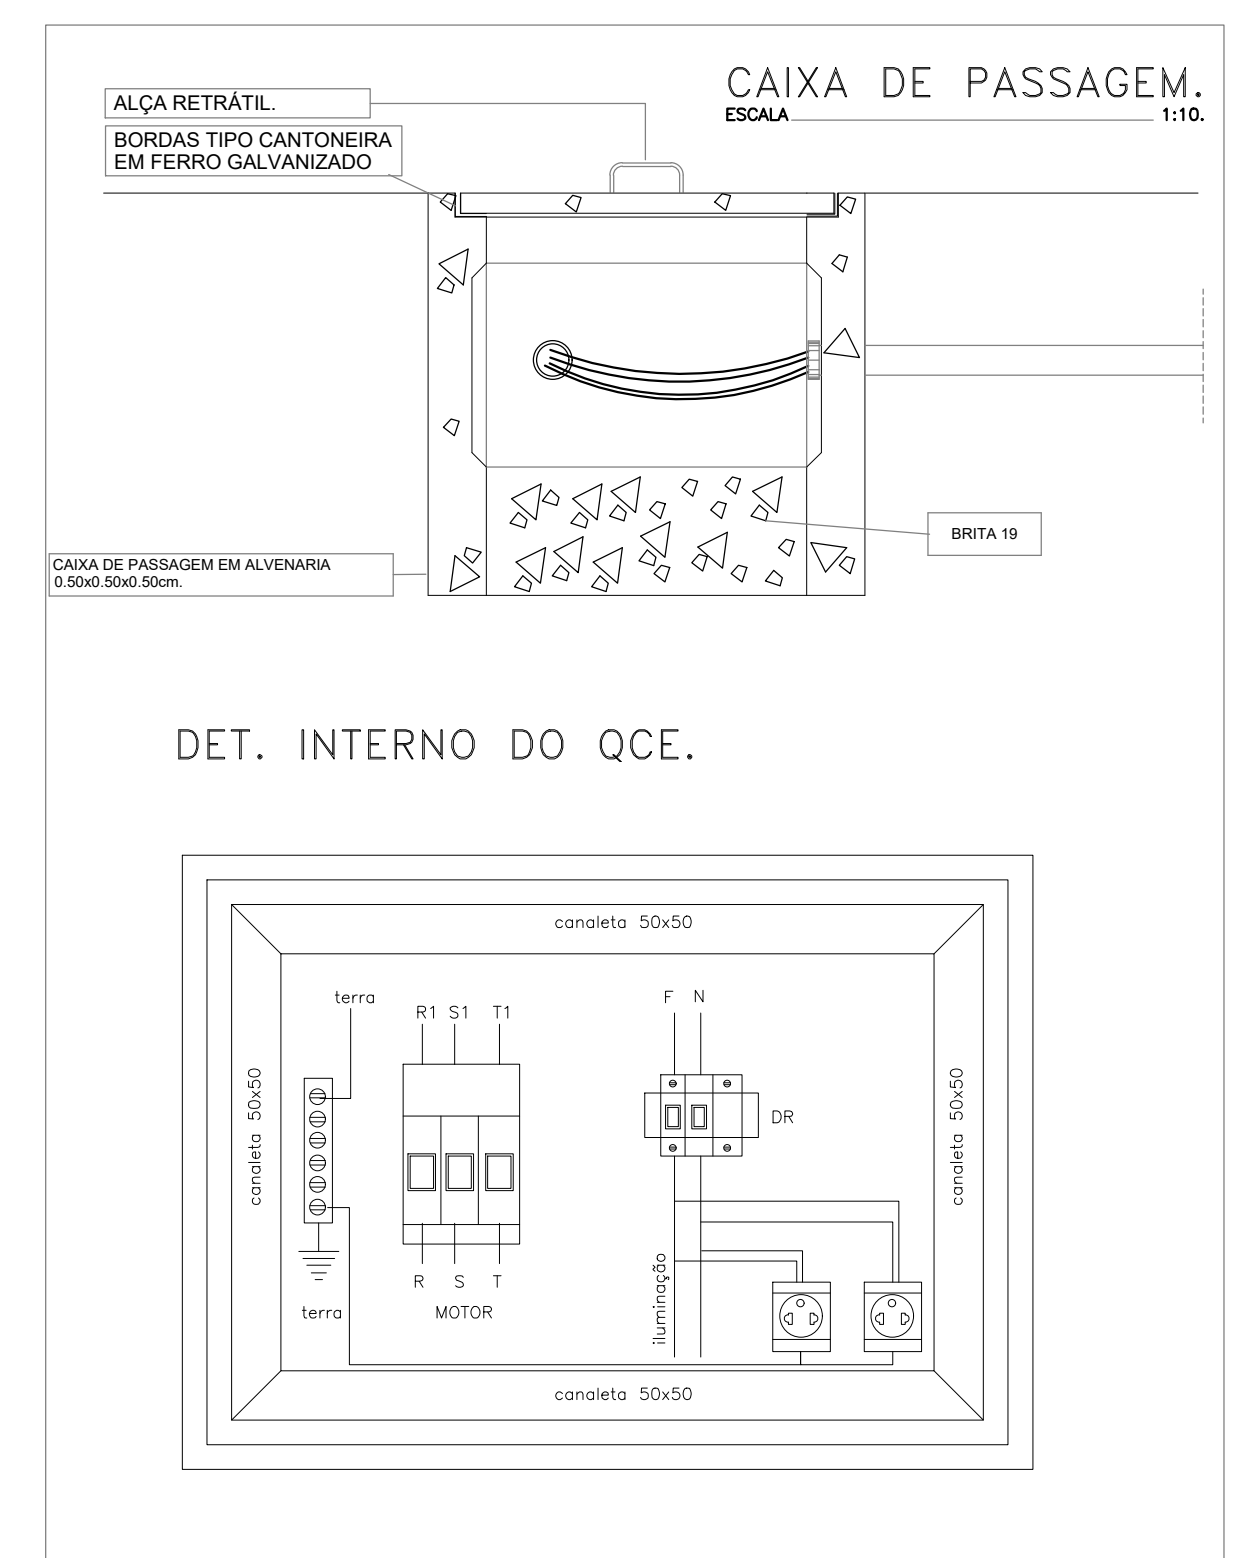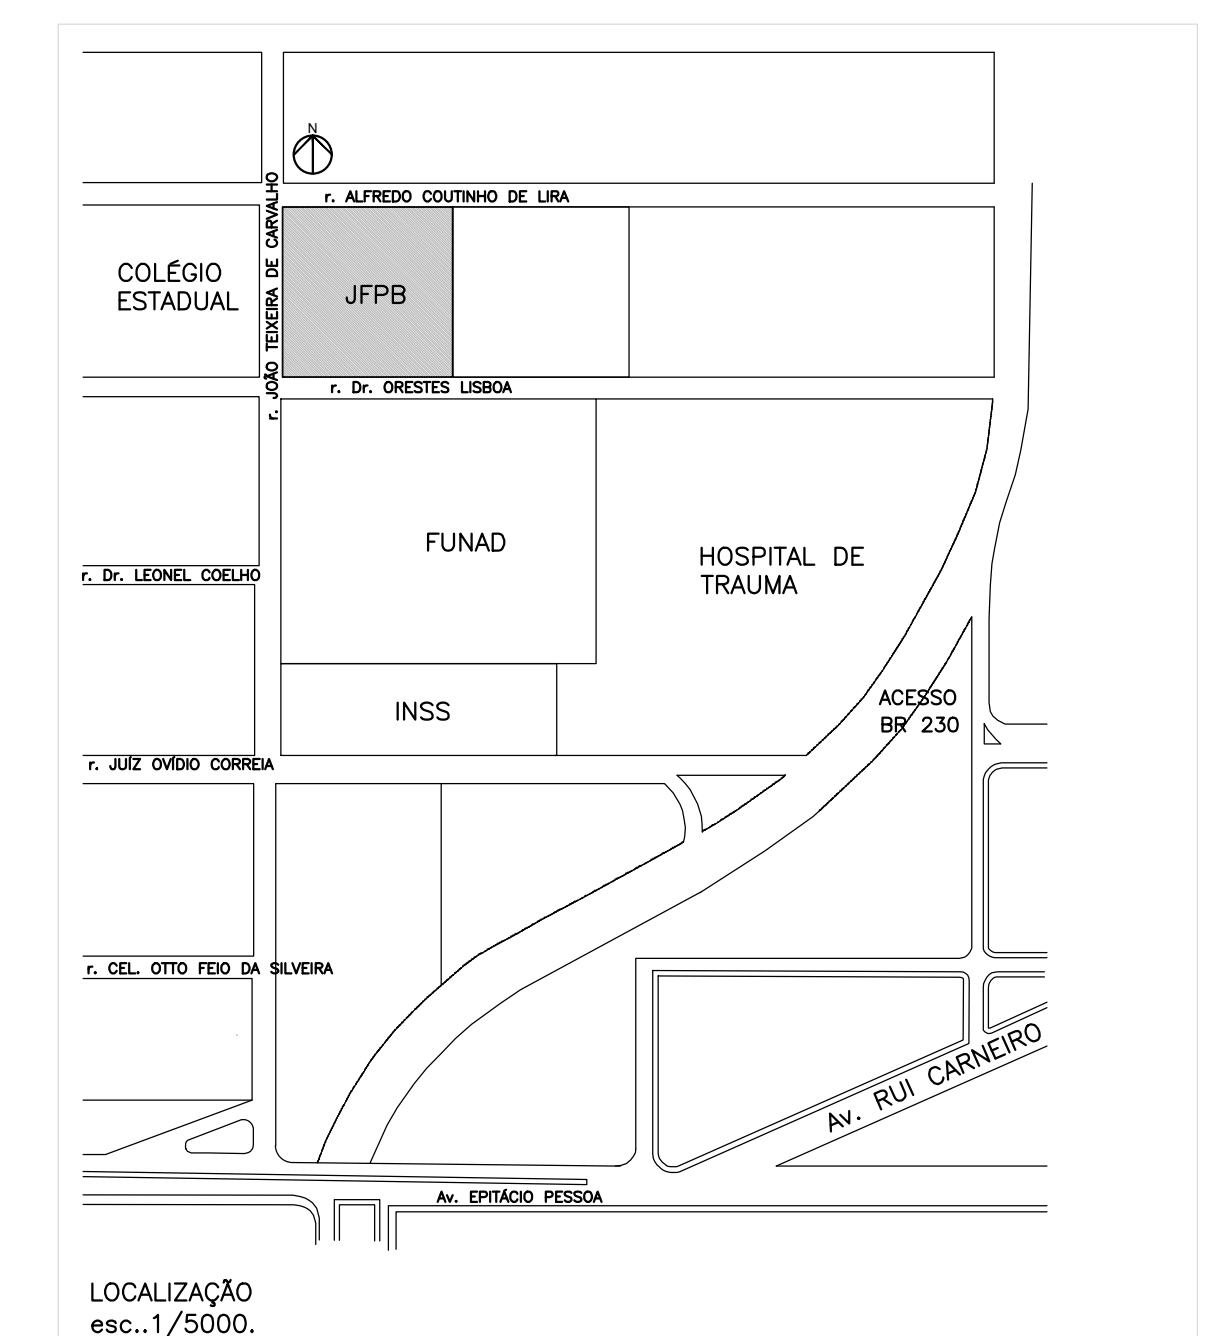

CIRCUITO	DESCRIÇÃO	POTENCIA (W)	TENSAO (V)	CORRENTE (A)	NUM. FASES	POTENCIA (VA)	SEÇÃO (MM2)	DISJUNTOR (A)	QUEBRA DE TENSÃO
1	LUMINÁRIA GERAL	1100	220	5,0	M	1,00	1,5	10	30
2	TOMADA TIPO GERAL 220V	100	220	0,45	M	1,00	1,5	10	30
3	QCE	1800	220	8,2	M	1,00	1,5	10	30
4	LUMINÁRIA GERAL	240	220	1,1	M	1,00	1,5	10	30
5	LUMINÁRIA GERAL	1800	220	8,2	M	1,00	1,5	10	30
6	LUMINÁRIA GERAL	1800	220	8,2	M	1,00	1,5	10	30
7	COMPUTADOR 220V	1000	220	4,5	M	1,00	1,5	10	30
8	COMPUTADOR 220V	1000	220	4,5	M	1,00	1,5	10	30
9	COMPUTADOR 220V	1000	220	4,5	M	1,00	1,5	10	30
10	COMPUTADOR 220V	2000	220	9,1	M	1,00	1,5	10	30
11	COMPUTADOR 220V	1000	220	4,5	M	1,00	1,5	10	30
12	COMPUTADOR 220V	1000	220	4,5	M	1,00	1,5	10	30
13	COMPUTADOR 220V	1000	220	4,5	M	1,00	1,5	10	30
14	COMPUTADOR 220V	2000	220	9,1	M	1,00	1,5	10	30
15	COMUTADOR 220V	1000	220	4,5	M	1,00	1,5	10	30
16	COMUTADOR 220V	2000	220	9,1	M	1,00	1,5	10	30
17	COMANDADO ELEVADOR	100	220	0,45	M	1,00	1,5	10	30
18	MOTOR BOVINA	375	220	1,7	M	1,00	1,5	10	30
19	RESERVA	400	220	1,8	M	1,00	1,5	10	30
20	RESERVA	300	220	1,4	M	1,00	1,5	10	30
21	RESERVA	300	220	1,4	M	1,00	1,5	10	30
22	RESERVA	300	220	1,4	M	1,00	1,5	10	30
23	RESERVA	300	220	1,4	M	1,00	1,5	10	30
24	RESERVA	300	220	1,4	M	1,00	1,5	10	30
25	RESERVA	300	220	1,4	M	1,00	1,5	10	30
26	RESERVA	300	220	1,4	M	1,00	1,5	10	30
27	RESERVA	300	220	1,4	M	1,00	1,5	10	30
28	RESERVA	300	220	1,4	M	1,00	1,5	10	30
29	RESERVA	300	220	1,4	M	1,00	1,5	10	30
30	RESERVA	300	220	1,4	M	1,00	1,5	10	30
31	RESERVA	300	220	1,4	M	1,00	1,5	10	30
32	RESERVA	300	220	1,4	M	1,00	1,5	10	30
33	RESERVA	300	220	1,4	M	1,00	1,5	10	30
34	VAL PARA ALIMENTADOR BOMBA	300	220	1,4	M	1,00	1,5	10	30

**PROPRIETÁRIO**

**PROJETO**

**CONSTRUTOR**

**FOLHA:** Projeto: **INSTALAÇÕES ELÉTRICAS - DEPÓSITO**  
**02/04** Local: **R. JOÃO TEIXEIRA DE CARVALHO, 480, BRISAMAR - JOÃO PESSOA - PB**  
 Proprietário: **JUSTIÇA FEDERAL DA PARAÍBA - JFPB**

**DATA:** \_\_\_\_\_ **RESPONSÁVEL:** \_\_\_\_\_ **INC.-NA P.M.C.:** \_\_\_\_\_

**DESENHO:** **FEV/13** **DION MEDEIROS COSTA** **160393710-2**

**CÓPIA:** \_\_\_\_\_



**VISTO:** \_\_\_\_\_

**ESCALA:** **DESENHO:** **(83)3208-4300/8895-1753/8690-8591**  
**1/50** **PLANTA BAIXA - TERREO** **dion@demandatelecom.com.br**  
**1/500** **REFERÊNCIA PARA ARQUIVO**


**DEMANDA TELECOMUNICAÇÕES RUA: ARGEIRO DE SOUZA-CENTRO NORMANDO DE ARAUJO AMORIM 160106762-3**



PRUMADA

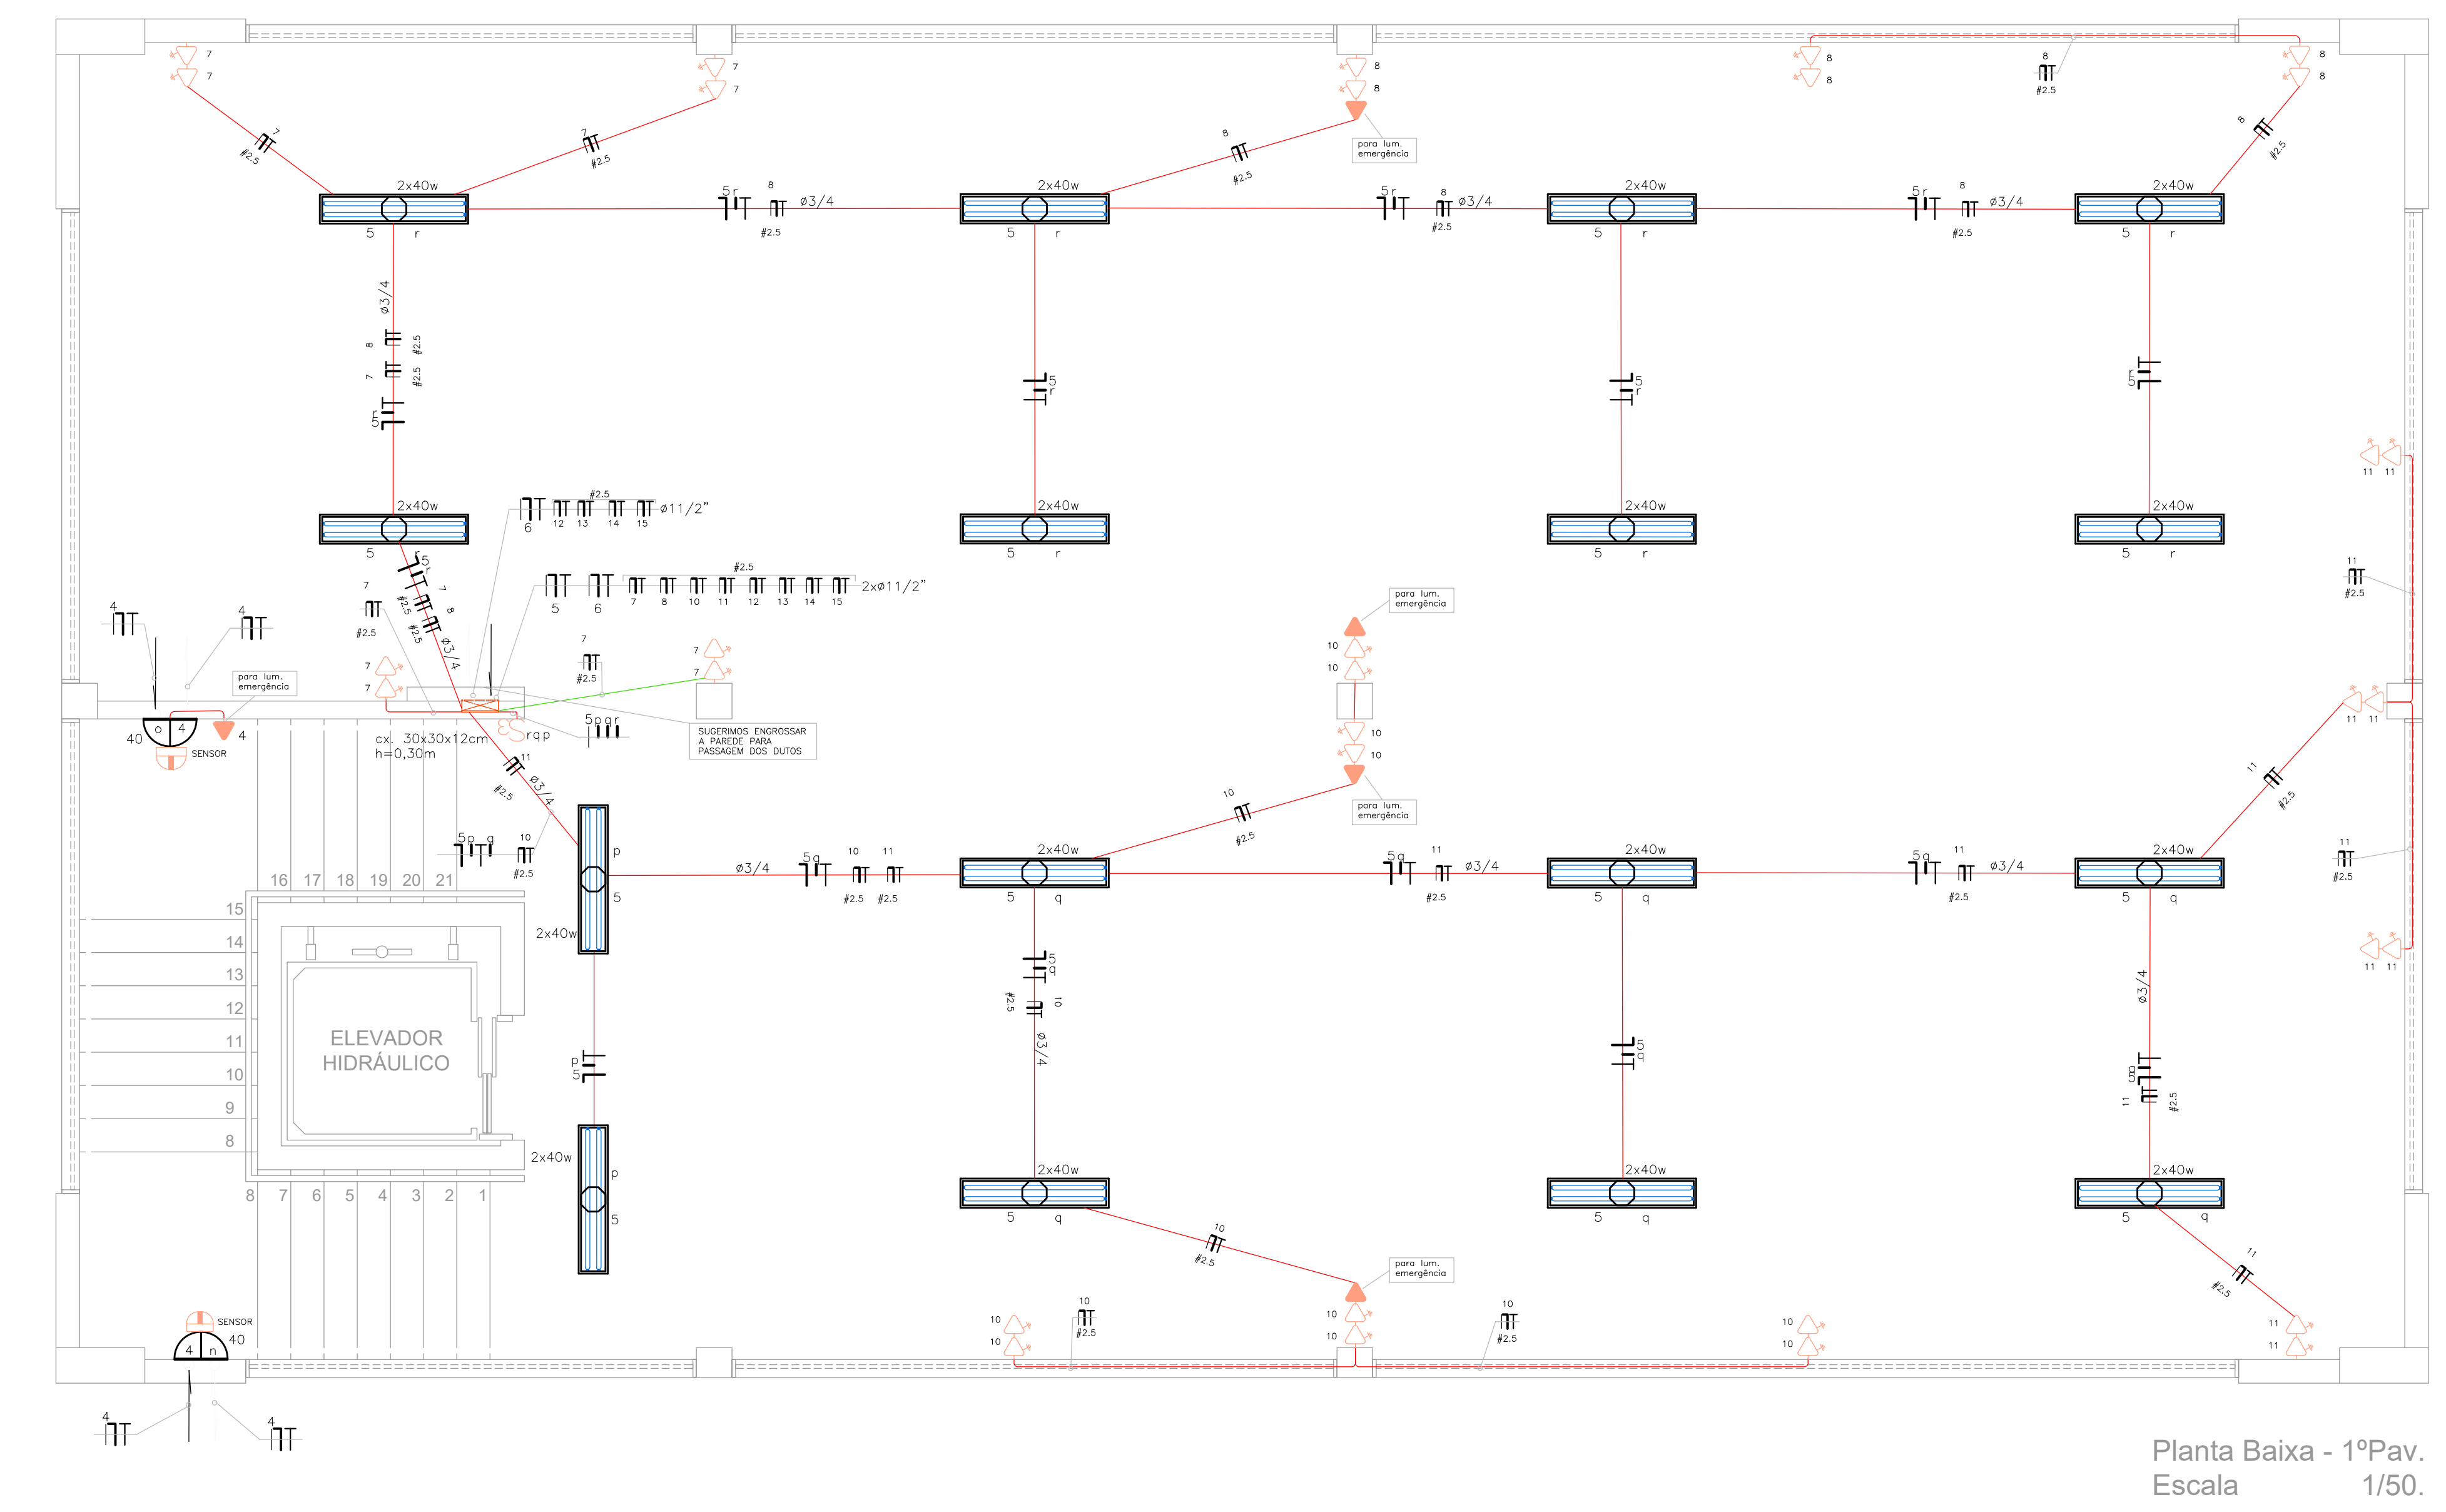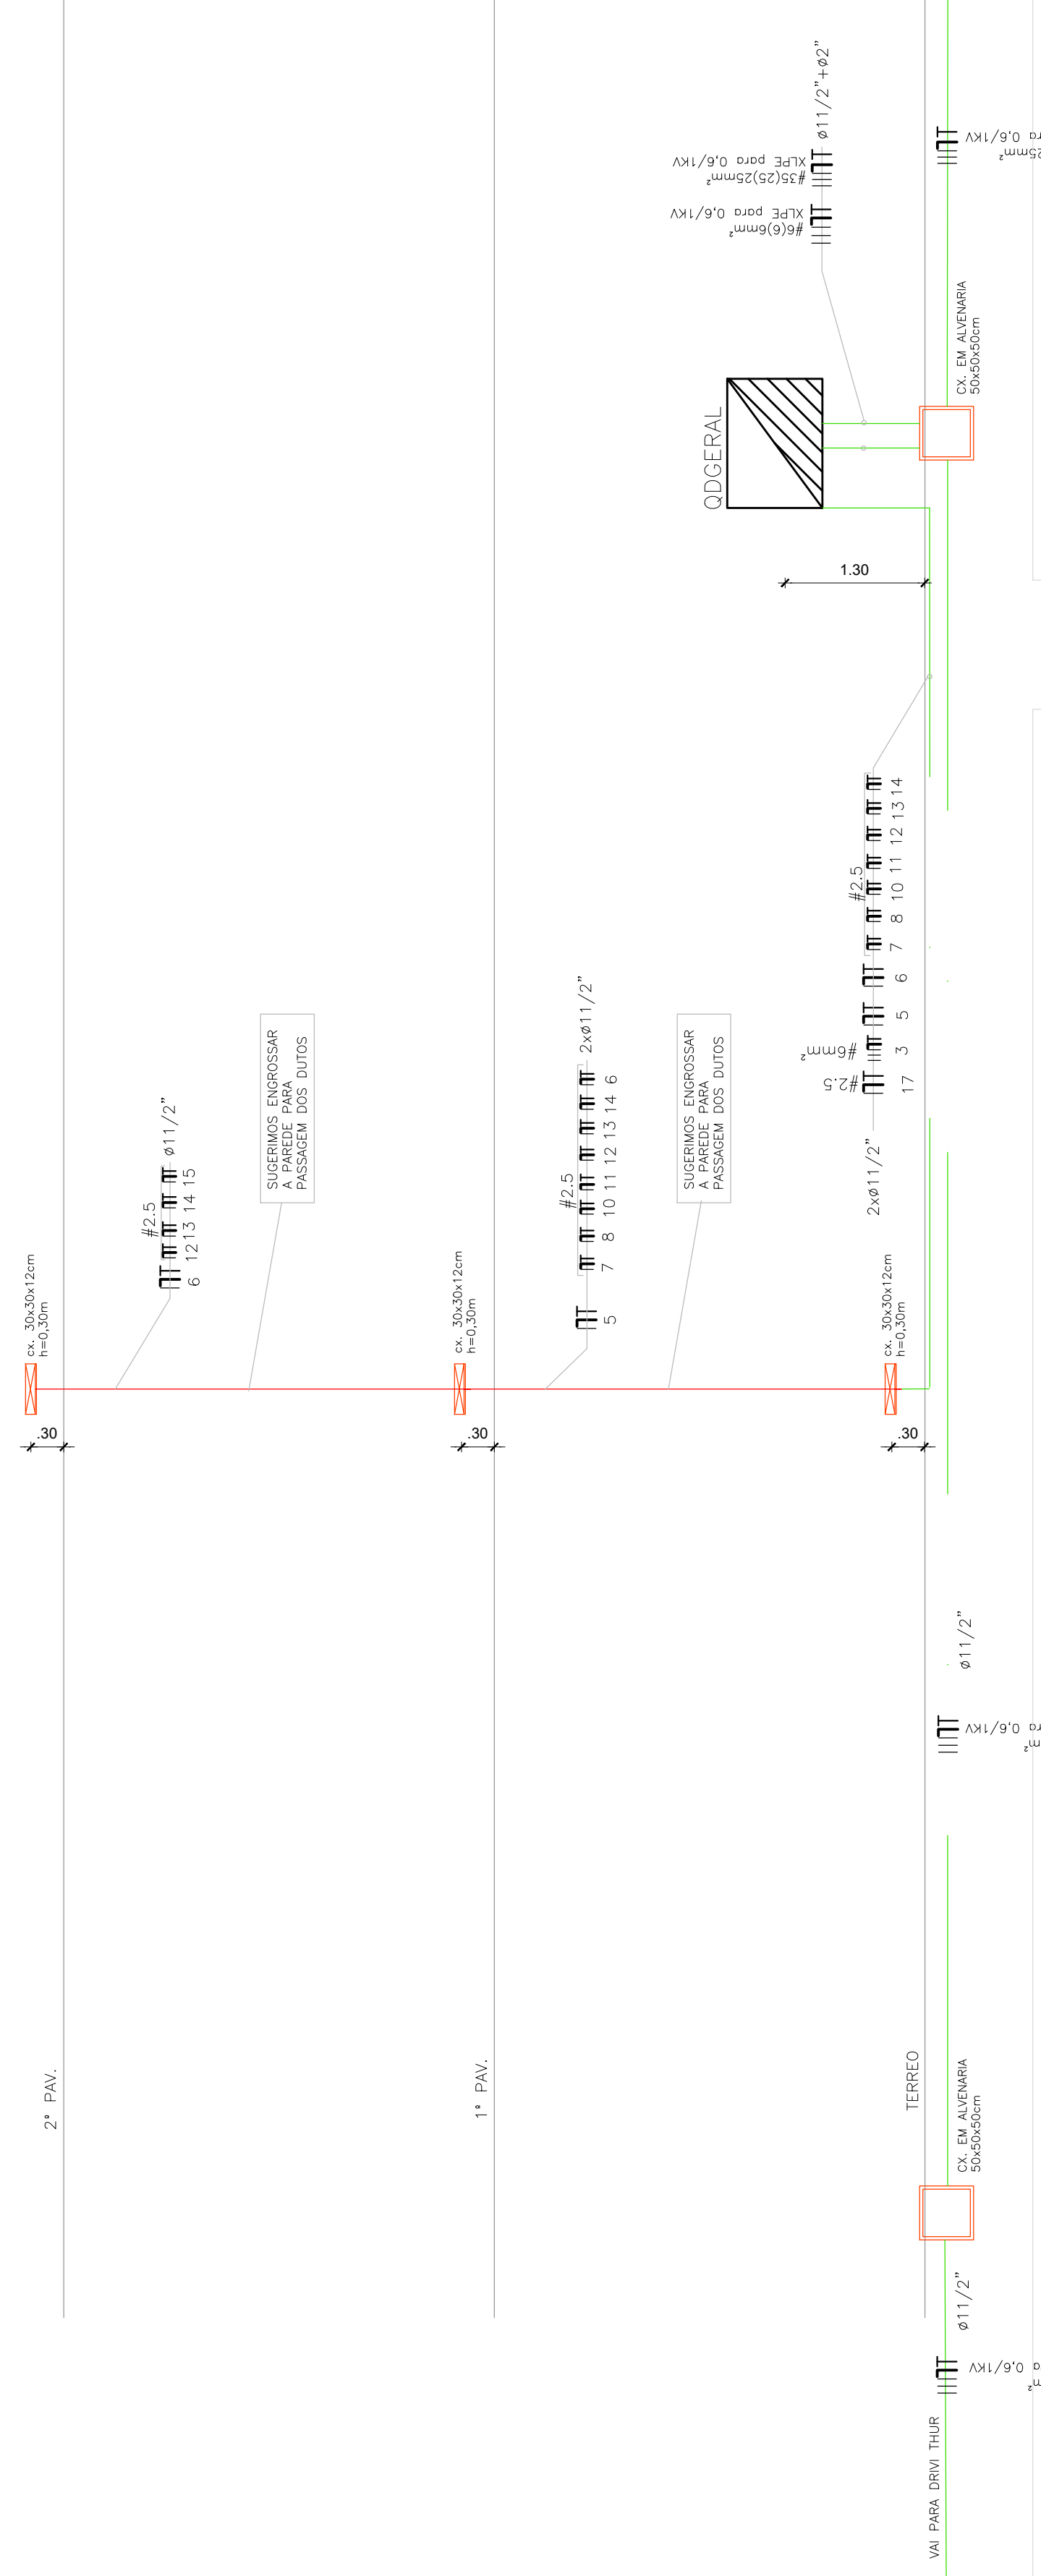

Planta Baixa - 1º Pav.  
Escala 1/50.

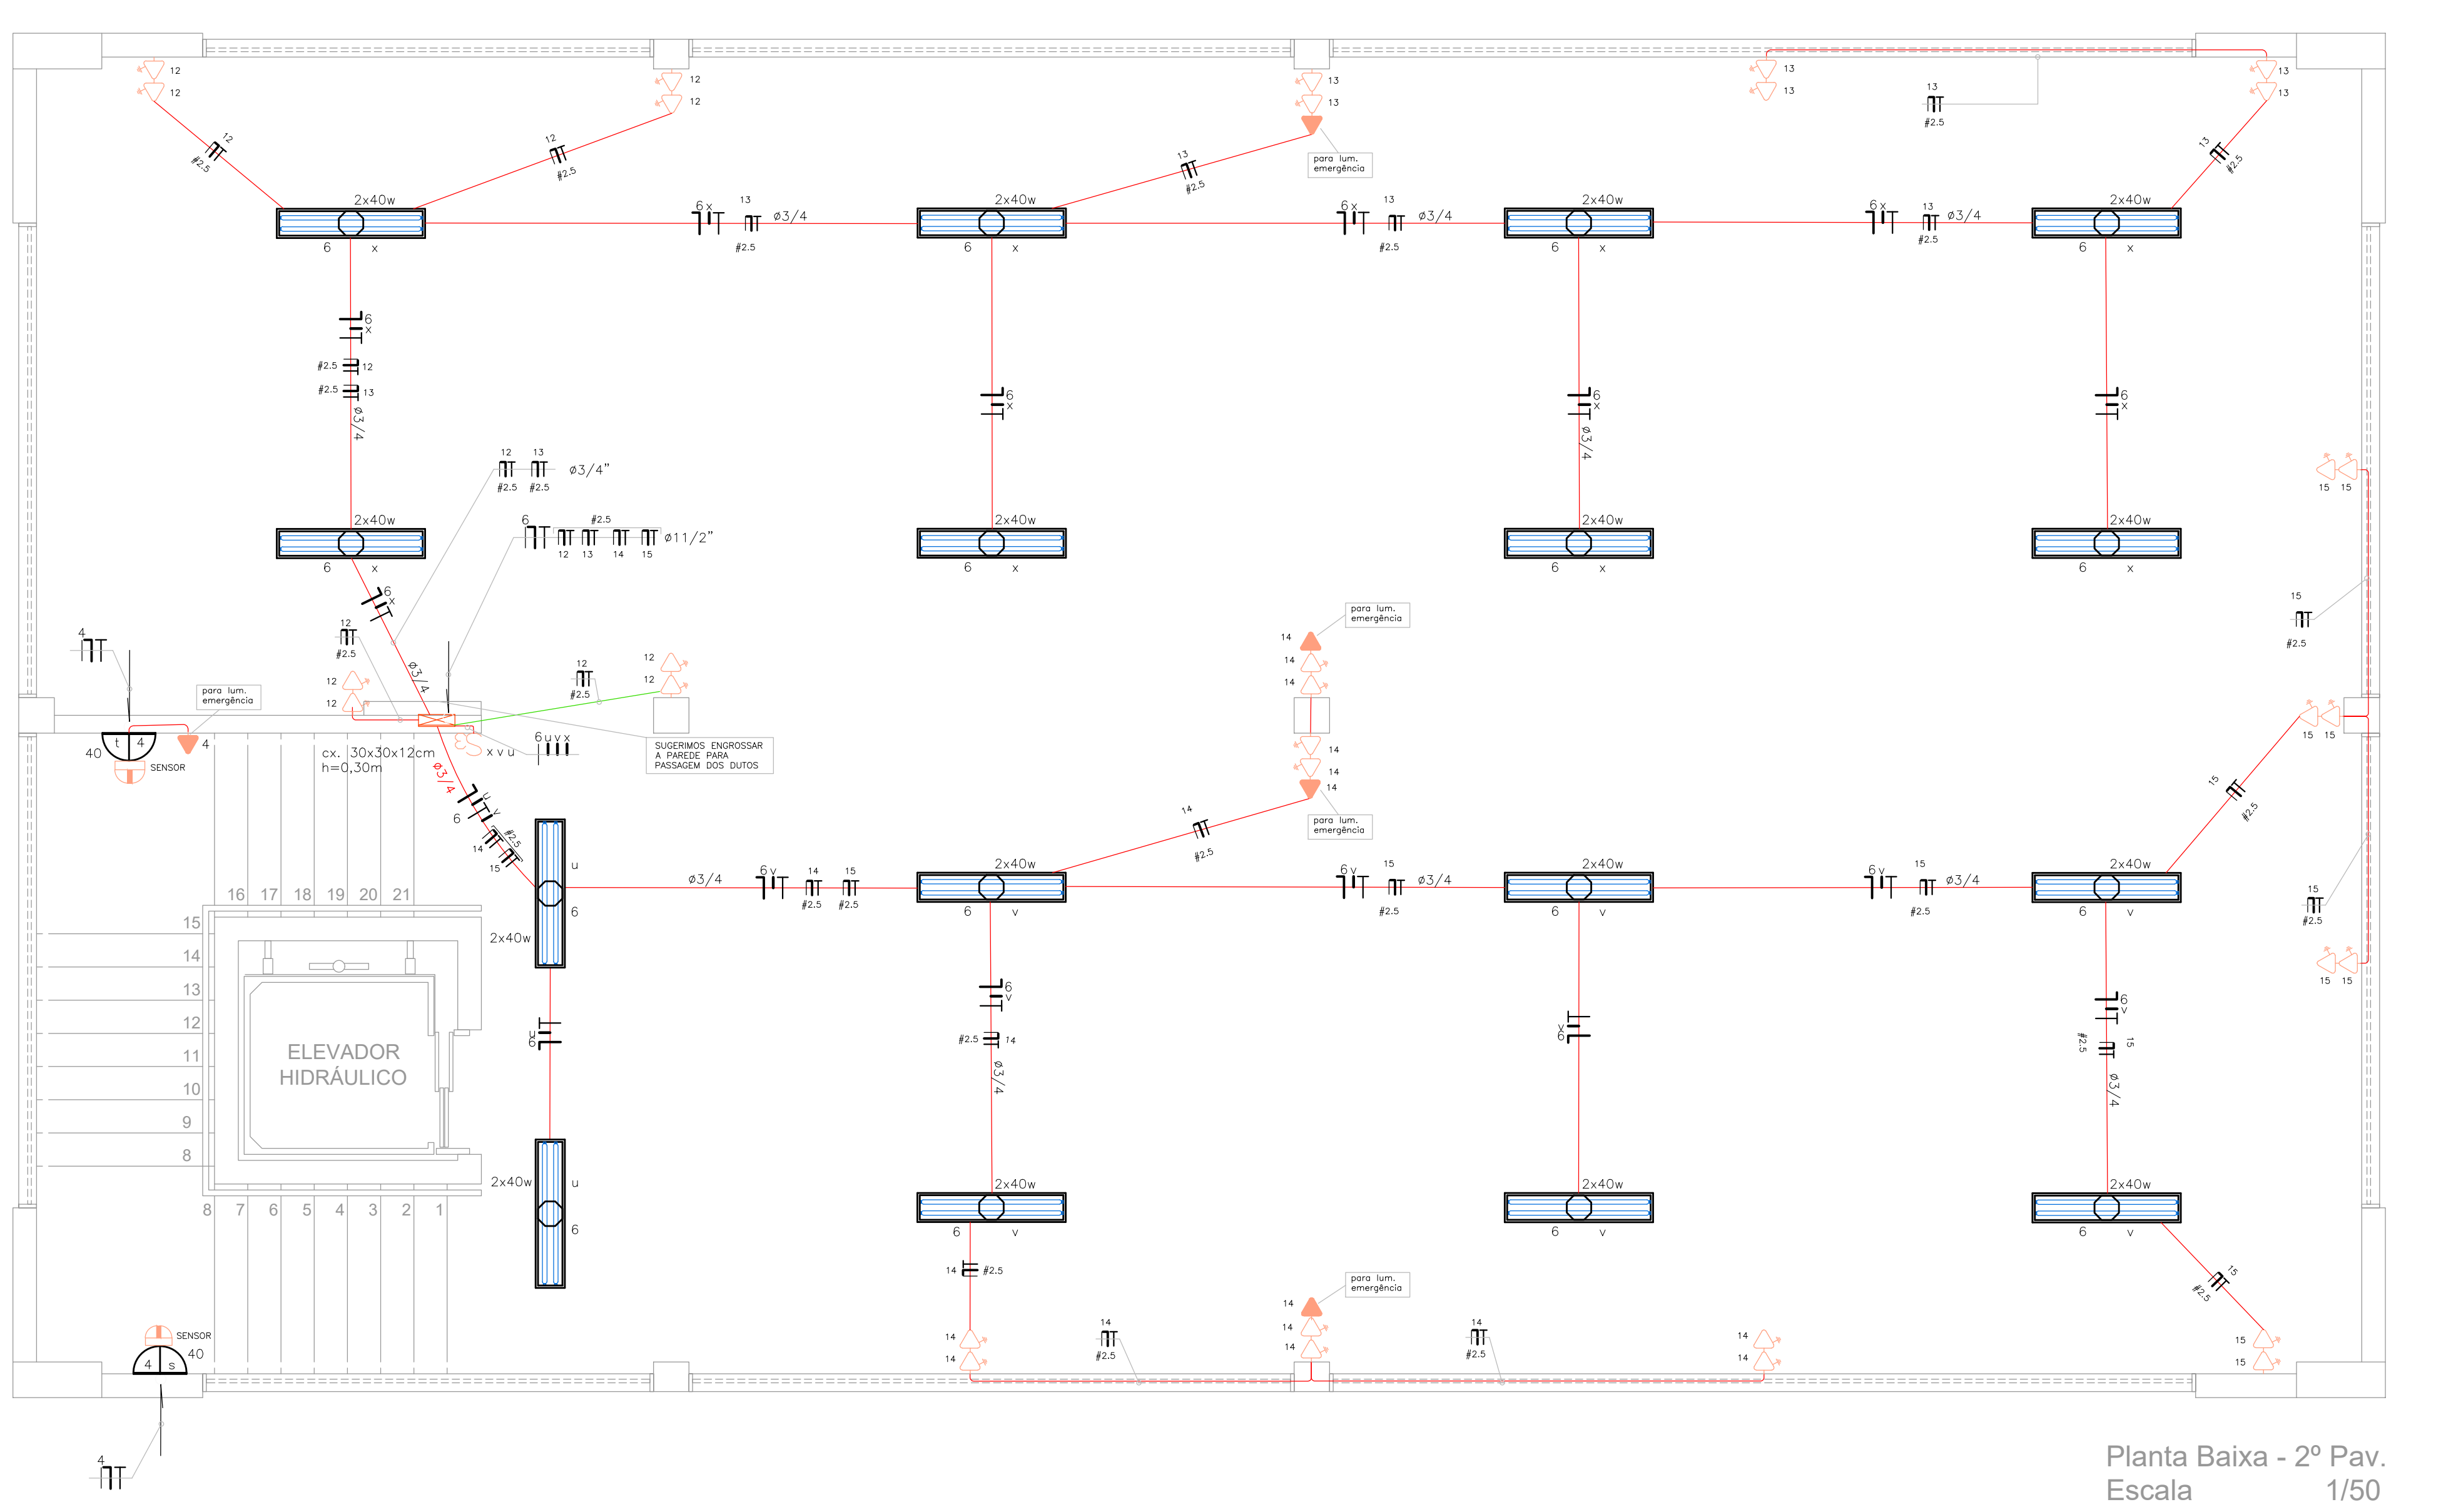

Planta Baixa - 2º Pav.  
Escala 1/50.

<b>PROPRIETÁRIO</b>	
<b>PROJETO</b>	
<b>CONSTRUTOR</b>	
<b>FOLHA:</b> 03/04	Projeto: INSTALAÇÕES ELÉTRICAS - DEPÓSITO Local: R. JOÃO TEIXEIRA DE CARVALHO, 480, BRISAMAR - JOÃO PESSOA - PB Proprietário: JUSTIÇA FEDERAL DA PARAÍBA - JFPB
<b>DESENHO:</b>	<b>DATA:</b> FEB/12
<b>CÓPIA:</b>	<b>RESPONSÁVEL:</b> DION MEDEIROS COSTA <b>CREA:</b> 160393710-2
<b>VISTO:</b>	<b>INSCRIÇÃO P.M.C.:</b> 160106762-3
<b>ESCALA:</b> 1/50	<b>DESENHO:</b> PLANTA BAIXA - PAV.1º E PAV.2º <b>REFERÊNCIA PARA ARQUIVO</b>



DEMANDA TELECOMUNICAÇÕES  
RUA: ARGÊMIO DE SOUZA-CENTRO  
NORMANDO DE ARAUJO AMORIM  
CREA: 160106762-3

(83)3208-4300/8895-1753/8690-8591  
dion@demandatelecom.com.br