





PLANTA BAIXA SET FREE - 1º PAV.
ESCALA 1/125

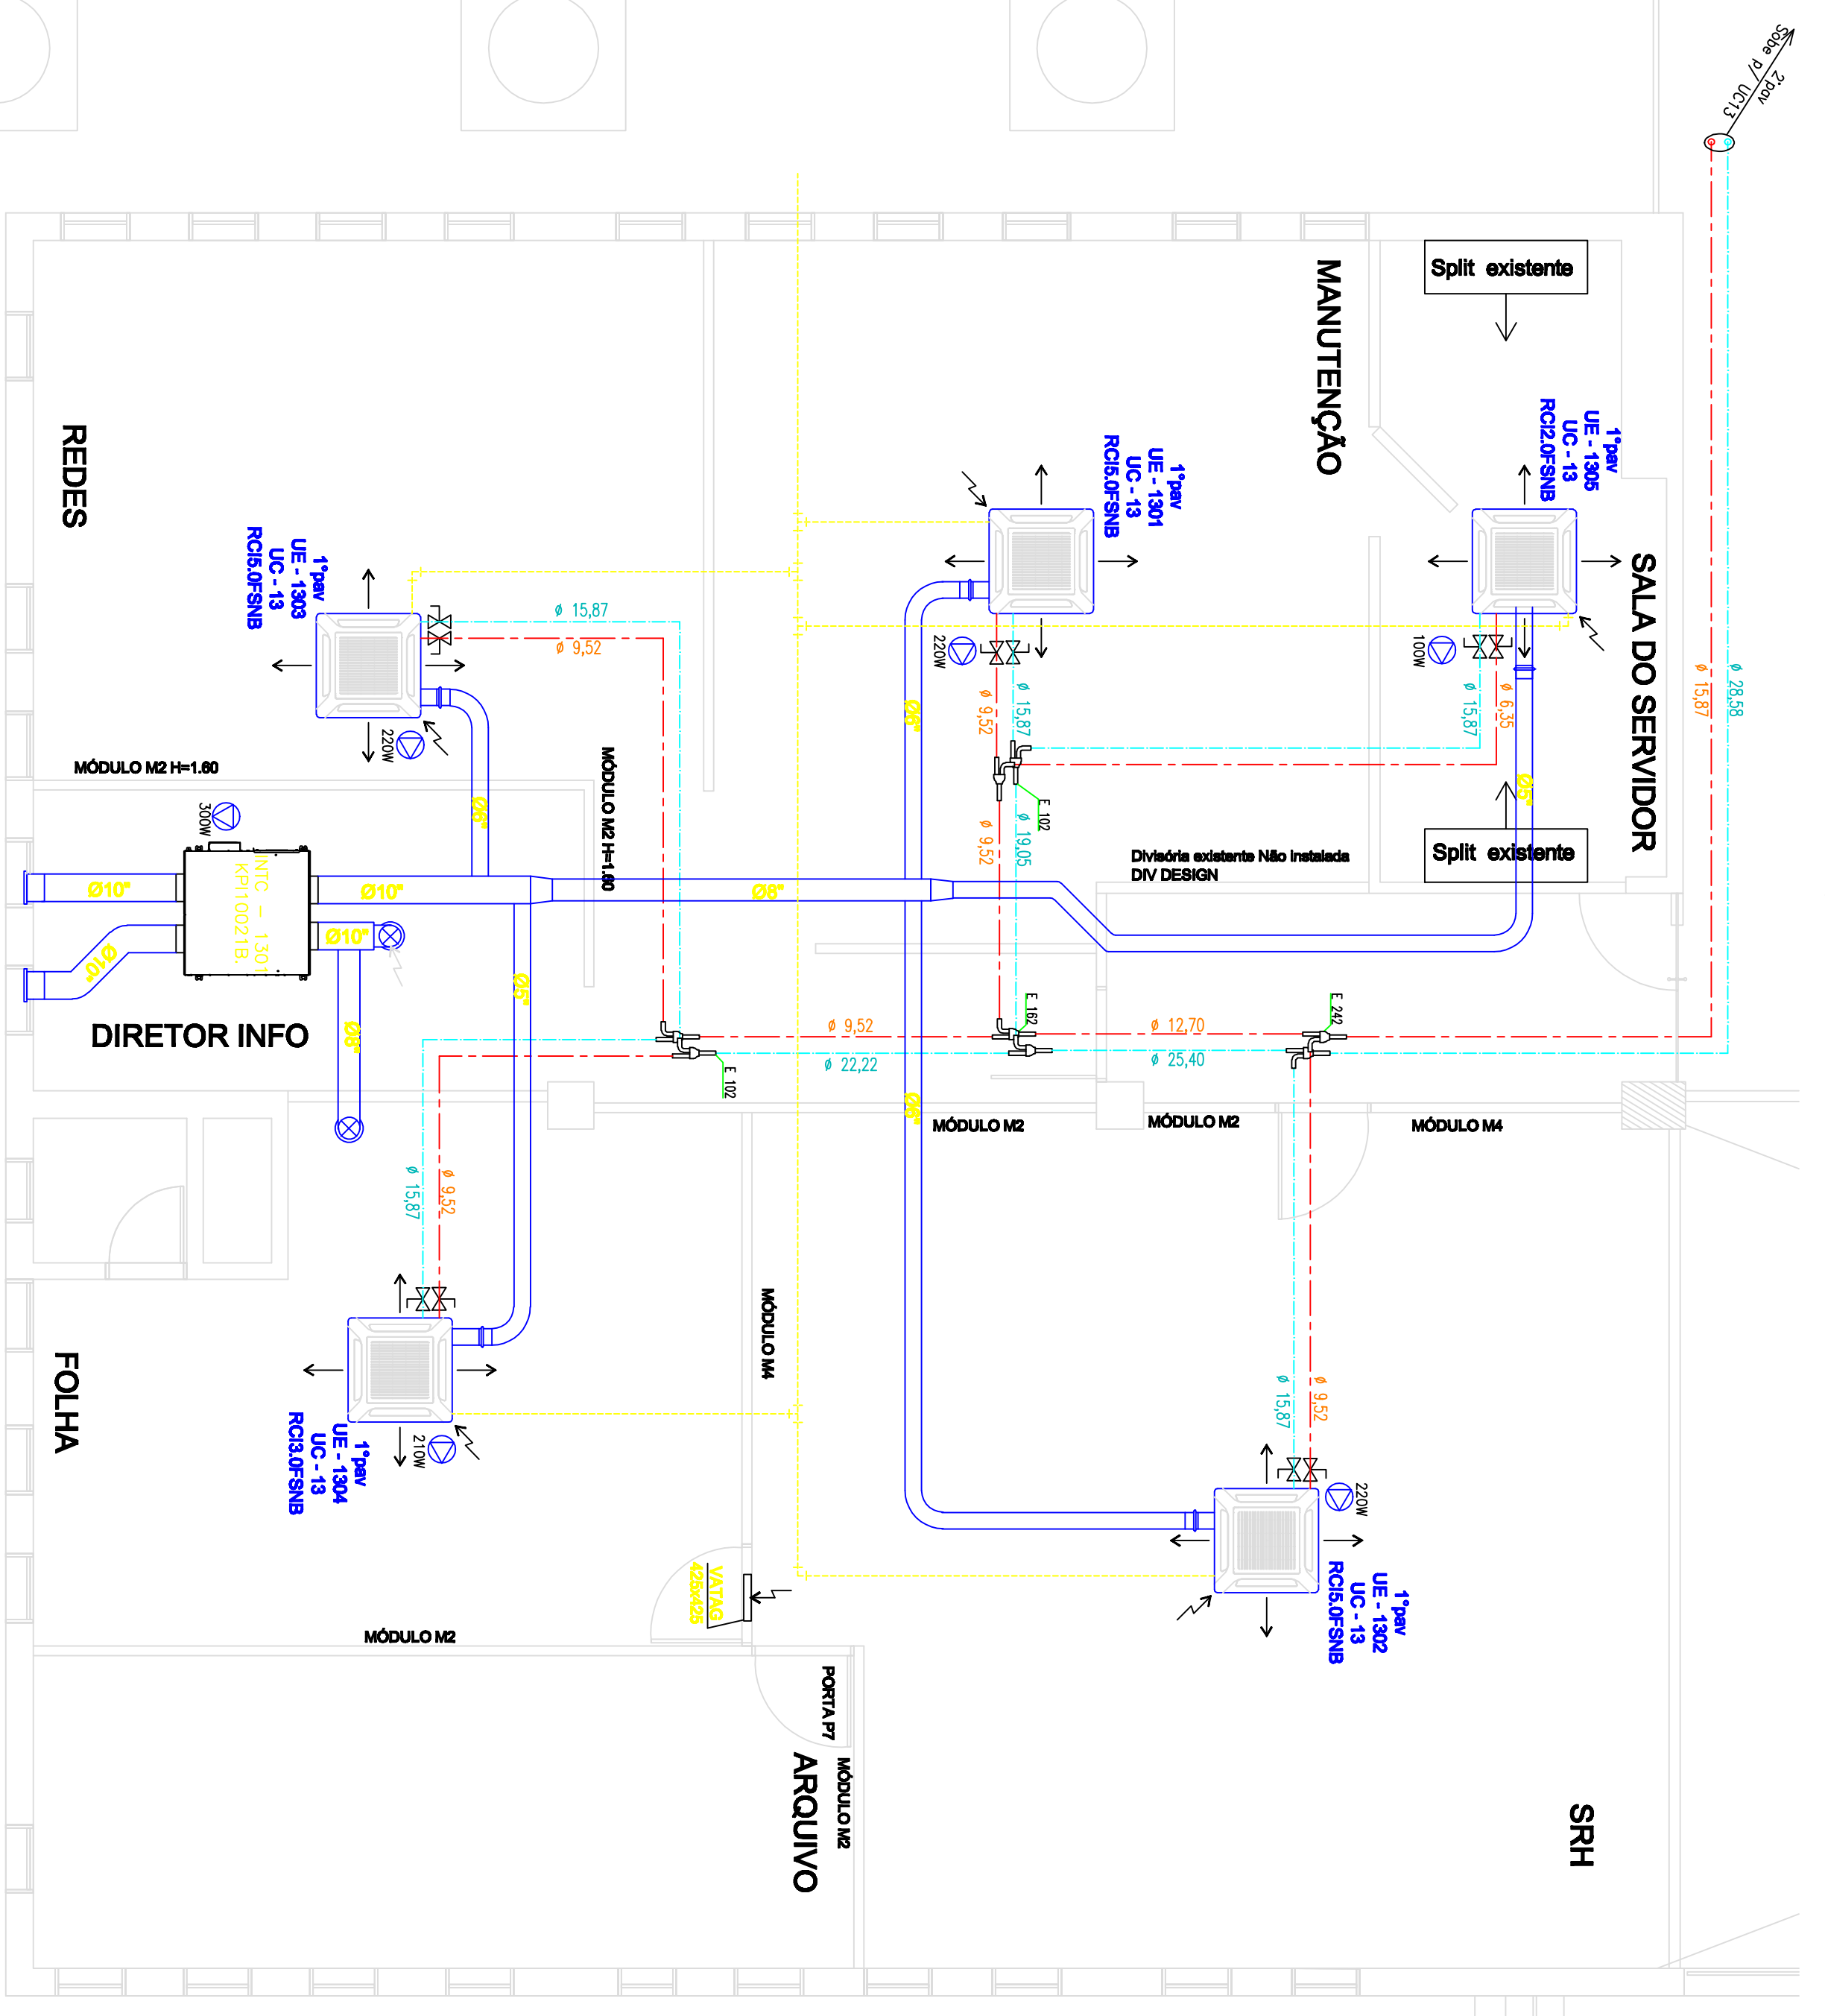


PLANTA BAIXA SET FREE - SGP/INFORMÁTICA
ESCALA 1/50

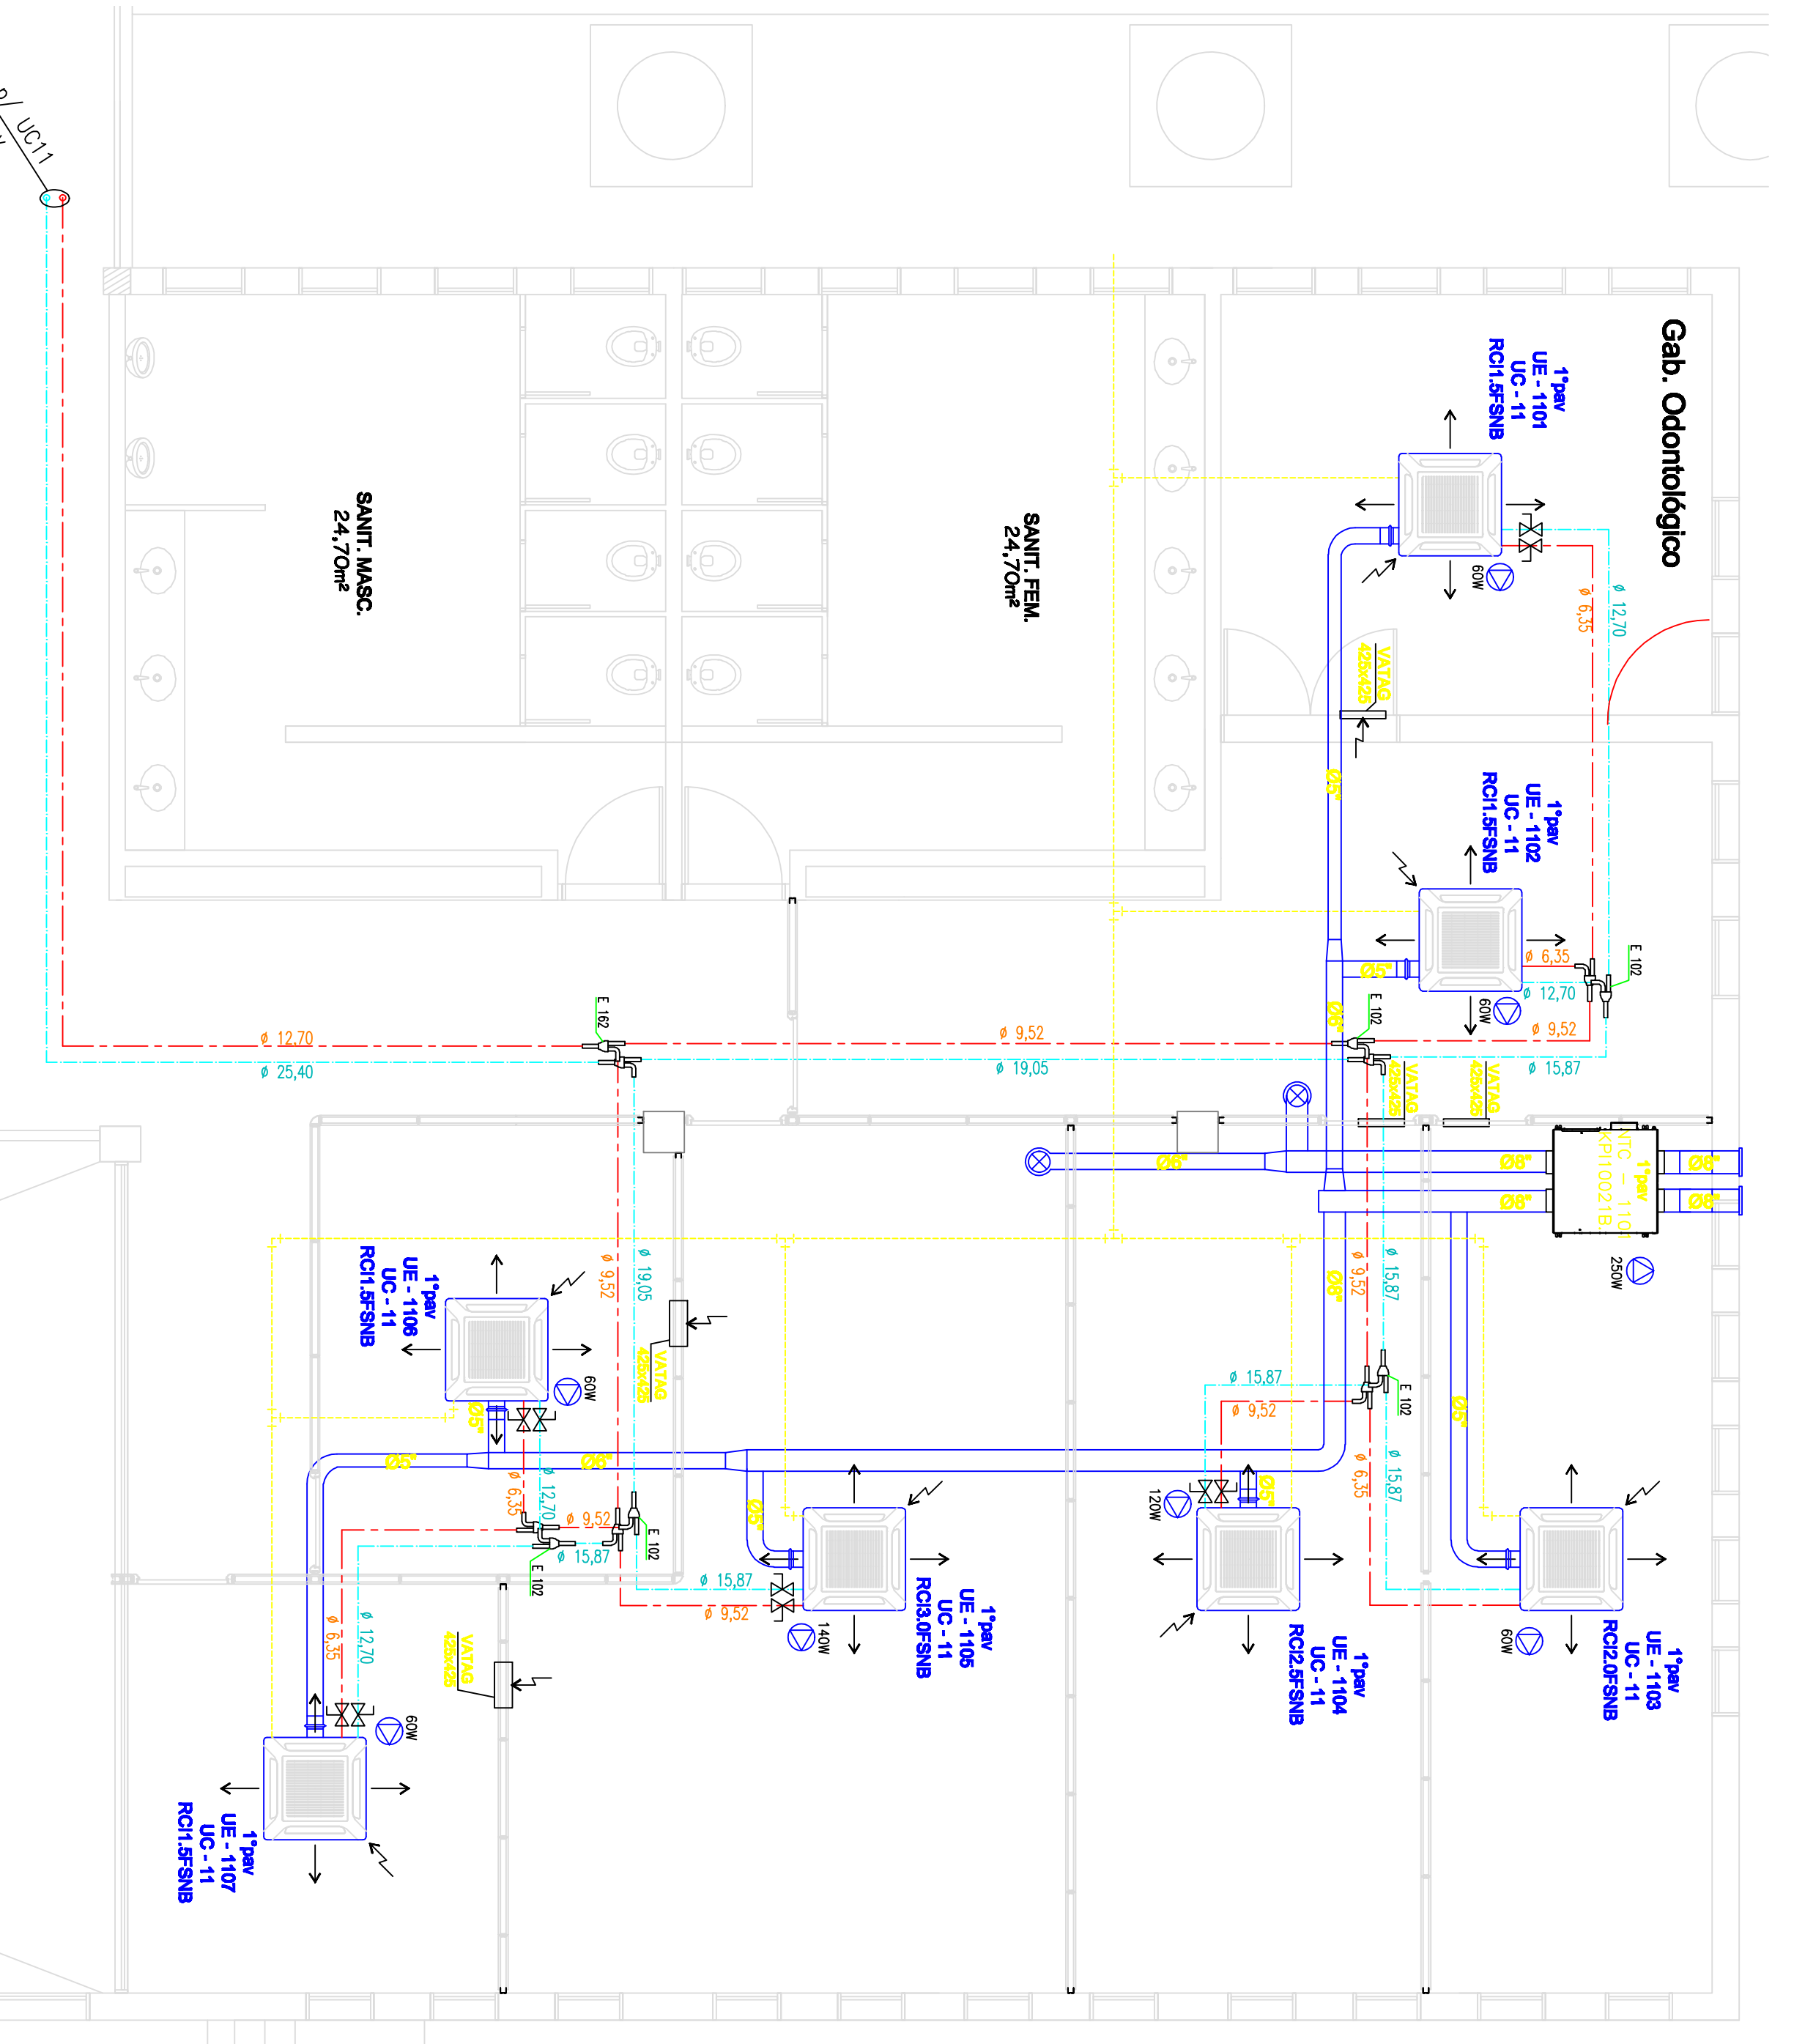

PLANTA BAIXA SET FREE - SETOR MÉDICO
ESCALA 1/50

- LEGENDA**
- INSULAMENTO DE AR ONDE INDICADO.
 - RETORNO DE AR ONDE INDICADO.
 - PONTO DE FORÇA TRIFÁSICO PROTEGIDO.
 - PONTO DE FORÇA MONOFÁSICO PROTEGIDO.
 - LINHA DE GÁS.
 - LINHA DE LÍQUIDO.
 - TUBULAÇÃO DE AR EXTERNO.
 - TUBULAÇÃO PARA DRENO = PVC SCLDANEL 52mm.

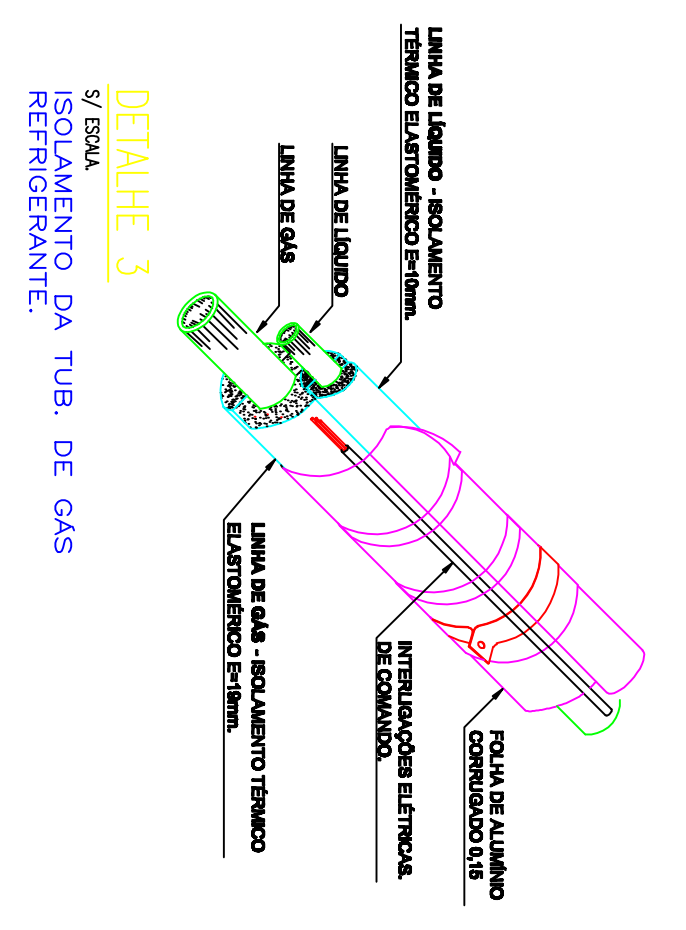

Engenred - Engenharia e Instalações Prediais Ltda.	
TAXIS: Justiça Federal - Seção Judiciária da Paraíba - Secretaria Administrativa - Núcleo de Administração Profissional	
END: Rua João Travençolo, 400, Condição, Santa Cruz, João Pessoa - Paraíba	
CNPJ: 07.042.778/0001-00	
PROJETO: Sistema de ar condicionado	
PROJETO Nº: 03/05	
TÍTULO DE PROPOSTA: Planta Baixa	
PROJ. Nº:	1778
DATA:	04/02/2011
PROJ. Nº:	1778
1º pavimento	
JUSTIÇA FEDERAL DE 1ª INSTÂNCIA - SEÇÃO DA PARAIABA	
PROJ. Nº:	03/05
DATA:	04/02/2011
PROJ. Nº:	1778
DATA:	04/02/2011
PROJ. Nº:	1778
DATA:	04/02/2011
PROJ. Nº:	1778
DATA:	04/02/2011

CONDIÇÃO