
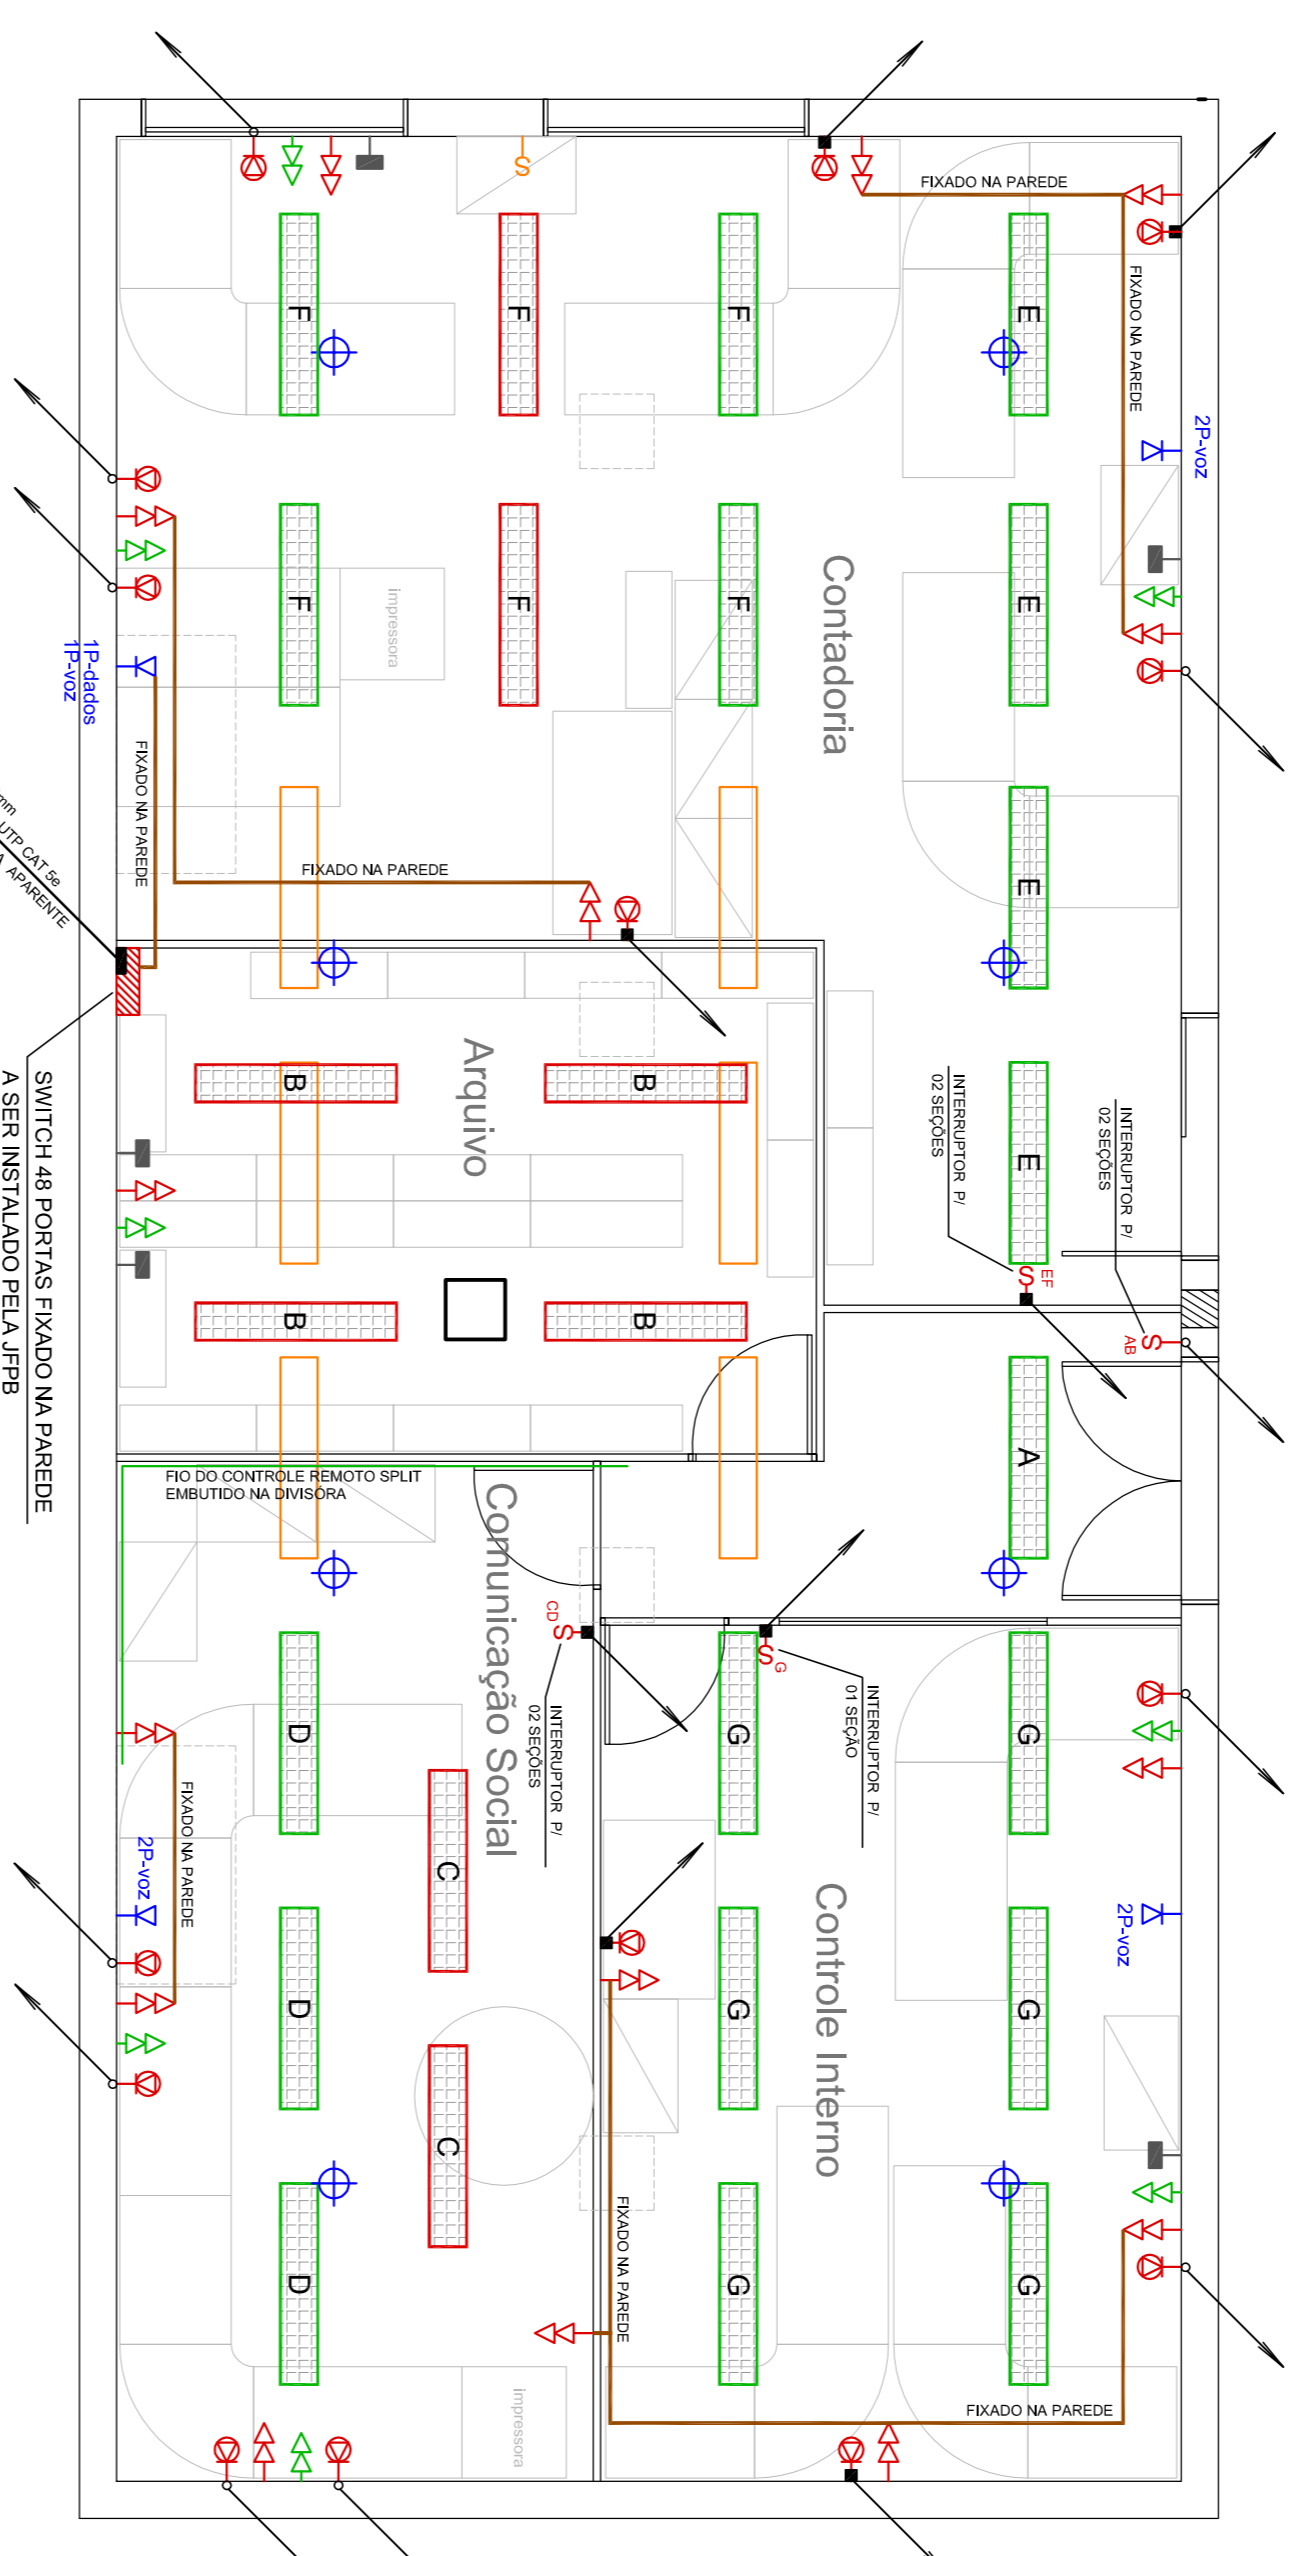



LEGENDA:

	Ponto EXISTENTE de tomada simples 2P+T - não movido
	Ponto EXISTENTE de tomada dupla 2P+T - não movido
	Ponto NOVO de tomada dupla 2P+T / 10A - elétrico normal
	Ponto NOVO de tomada dupla 2P+T / 10A - elétrico estabilizado
	Ponto NOVO de rede duplo RJ45 - vem de switch local
	Ponto EXISTENTE de rede duplo RJ45 - definido p/ voz
	Cx. passagem - tampa esga NOVA
	Ponto EXISTENTE de Interruptor - a remover/ colocar lâmpada cega
	Ponto EXISTENTE de Interruptor - não movido
	Ponto NOVO de Interruptor
	Ponto EXISTENTE de som - não movido
	Luminária retangular de embulir 2x40W - NOVA
	Luminária retangular de embulir 2x40W - A SUBSTITUIR
	Luminária retangular de embulir - A REMOVER
	Canaleta PVC lisa aparente para parede - NOVA
	Canaleta PVC lisa aparente que sobe - NOVA
	Eletroduto embulido que sobe - EXISTENTE

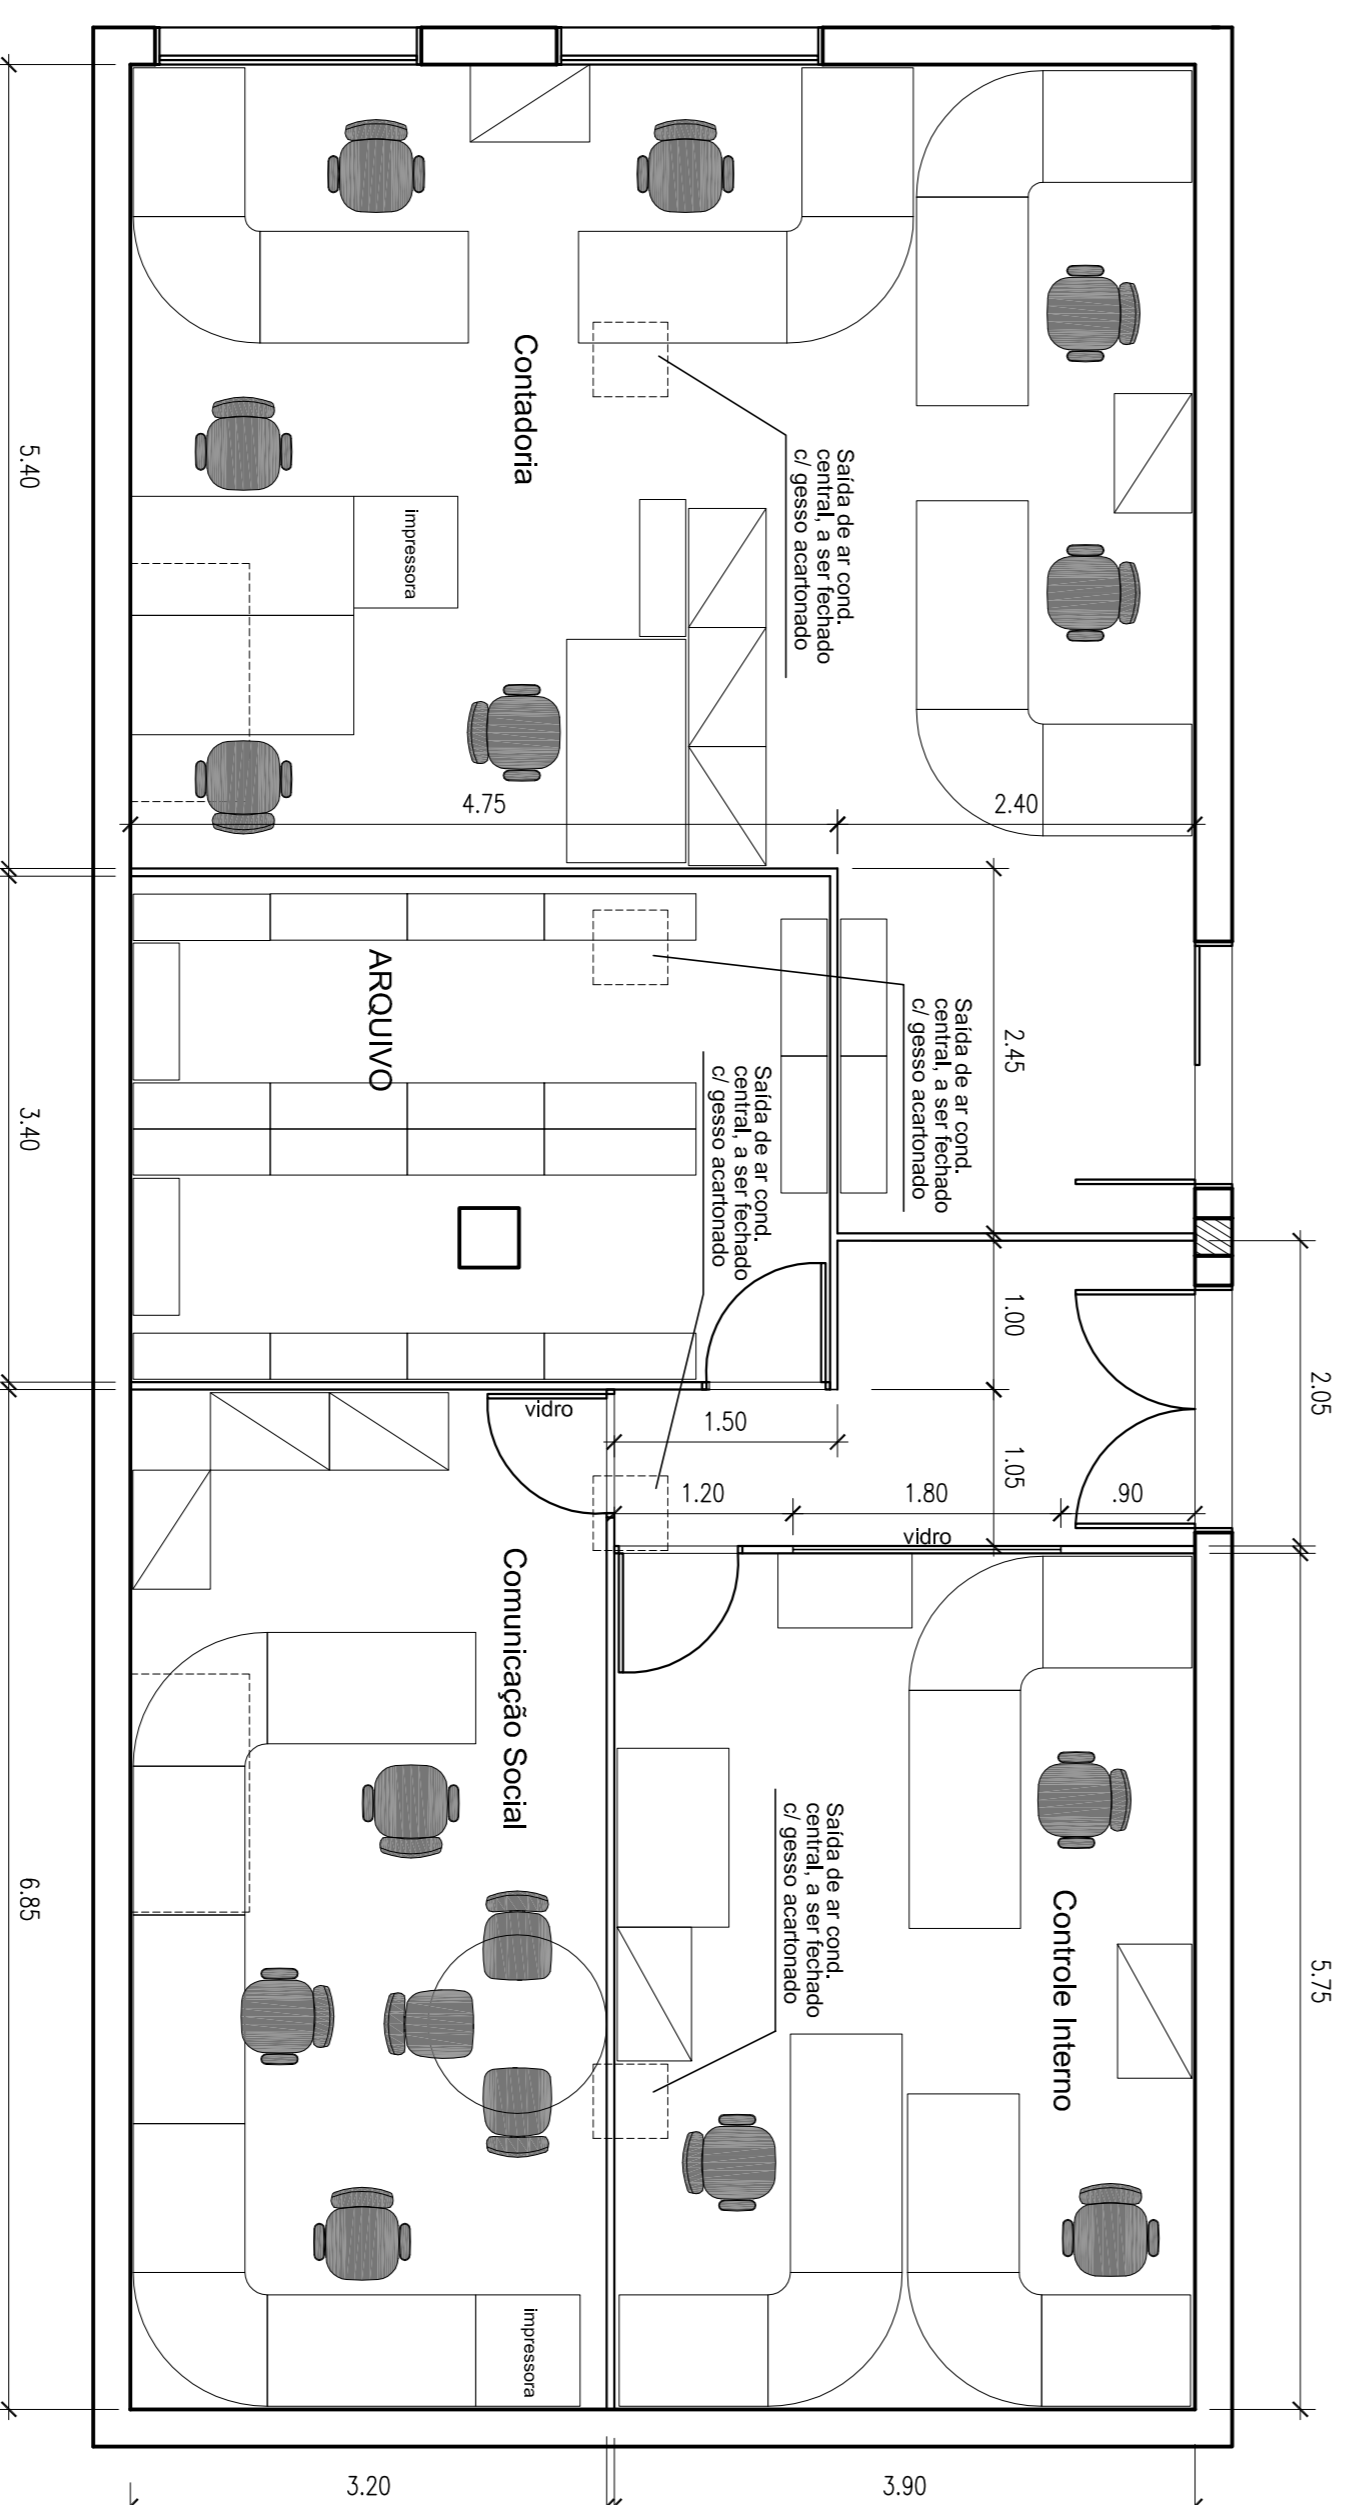

PLANTA BAIXA - PONTOS ELÉTRICOS/LÓGICOS
ESCALA 1/50

PLANTA BAIXA - LAYOUT
ESCALA 1/50



JUSTIÇA FEDERAL
Seção Judiciária da Paraíba
Secretaria Administrativa
Núcleo de Administração Patrimonial

Projeto ADEQUAÇÃO SALA DE TREINAMENTO

Projetista: ADEQUAÇÃO SALA DE TREINAMENTO
Desenho: LAYOUT E PONTOS - ELÉTRICO / LÓGICO

Data: SET/12
Escala: 1/50

Prancha: 01/01