


PLANTA BAIXA - ILUMINAÇÃO  
ESCALA 1:75

LEGENDA	
	LUMINÁRIA QUADRADA ALETADA PARA 04 LÂMPADAS
	PAINEL DE EMBUTIR QUADRADO NO FRAME BIVOLT E27; 150 W; 6000K; 39,4 x 39,4 x 13,1cm - NEWLINE
	PAINEL DE EMBUTIR QUADRADO NO FRAME BIVOLT E27; 75 W; 6000K; 20,7 x 20,7 x 13,1cm - NEWLINE
	SPOT DE EMBUTIR NO FRAME II PAR20 BIVOLT E27; 50 W; 3000K; 9,6 x 9,6 x 13cm - NEWLINE
	PERFIL LINEAR EMBUTIR 12V 45mm BRANCO - COM LED DE 6000K - PORTOFINO
	PERFIL DE SOBREPOR DE CANTO SLIM 90° 16X16 PARA LED - 4500 K - COM DIFUSOR OPACO
	GRELHA DE INSUFLAMENTO VAT+DG 225X225mm
	GRELHA DE RETORNO VAT 525X225mm

<p>JUSTIÇA FEDERAL Seção Judiciária da Paraíba</p>	SECRETARIA ADMINISTRATIVA NÚCLEO ADMINISTRAÇÃO PREDIAL	
	PROJETO: REFORMA - ESPAÇO SER (EDIFÍCIO SEDE JOÃO PESSOA)	
	DESENHO: PLANTA BAIXA - ILUMINAÇÃO	
	ARQUITETAS: IZABELLA L. DE CARVALHO E VILÂNI H. S. M. ALVES	
	ESTAGIÁRIOS: KAINÁ DA SILVA E NÍVEA VIEIRA	
REVISÃO: R0-INICIAL	PRANCHA:	PI-01
ÁREA TOTAL DA INTERVENÇÃO: 235,38m <sup>2</sup>		
ESCALA: 1/75	DATA: 17/04/2023	

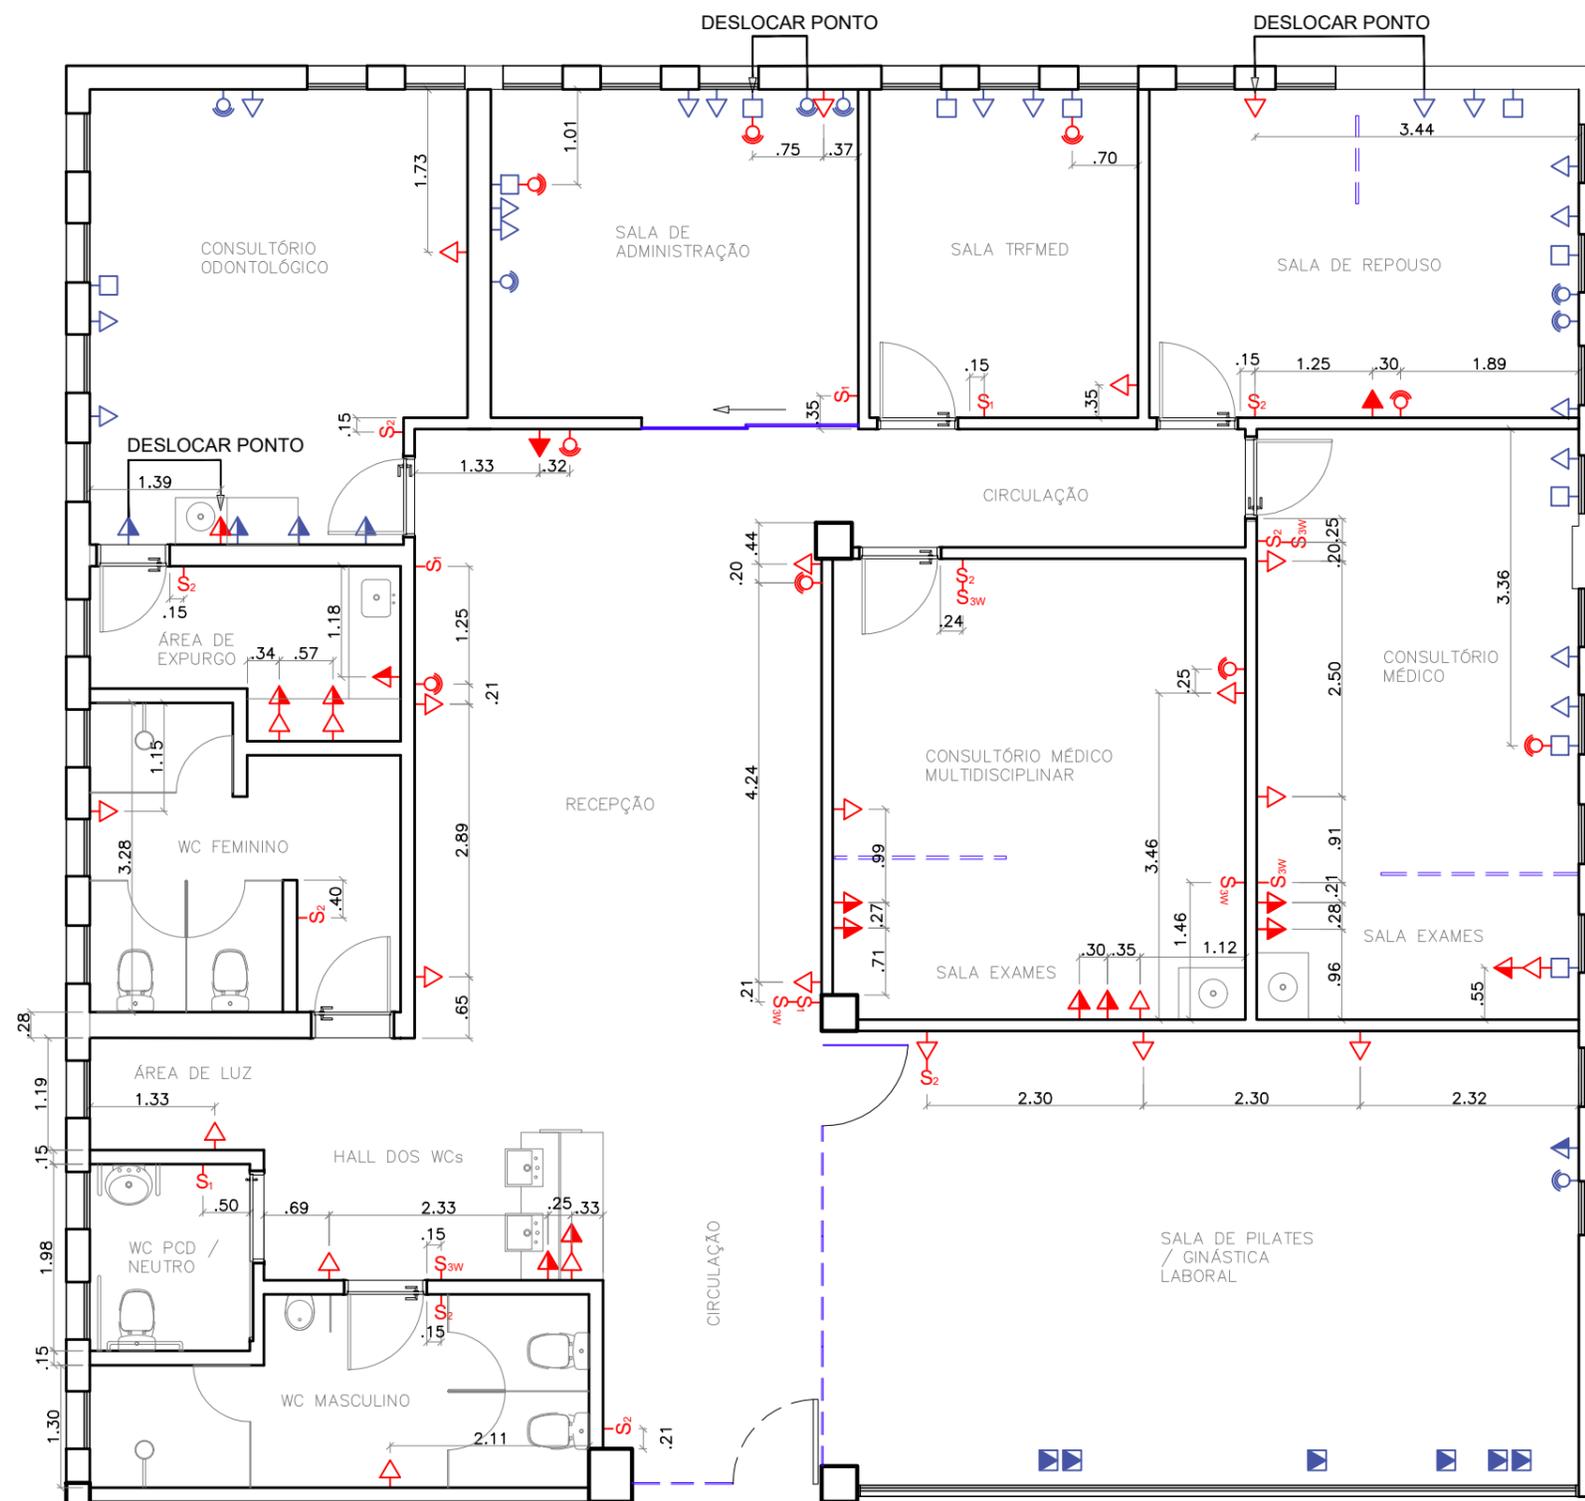

PLANTA BAIXA - PONTOS ELÉTRICOS  
ESCALA 1:75

LEGENDA	
	TOMADA BAIXA DUPLA (h = 0.50m)
	TOMADA MÉDIA DUPLA (h = 1.20m)
	TOMADA ALTA DUPLA (h = 1.80m)
	PONTO DE REDE DUPLO (h = 0.50m)
	TOMADA EXISTENTE
	TOMADA DE PISO EXISTENTE
	PONTO DE REDE EXISTENTE
	TAMPA CEGA EXISTENTE
	PONTO PARA INTERRUPTOR THREE WAY
	PONTO PARA INTERRUPTOR DE n SEÇÕES

<p>JUSTIÇA FEDERAL Seção Judiciária da Paraíba</p>	SECRETARIA ADMINISTRATIVA NÚCLEO ADMINISTRAÇÃO PREDIAL	
	PROJETO: REFORMA - ESPAÇO SER (EDIFÍCIO SEDE JOÃO PESSOA)	
	DESENHO: PLANTA BAIXA - PONTOS ELÉTRICOS	
	ARQUITETAS: IZABELLA L. DE CARVALHO E VILÂNI H. S. M. ALVES	
	ESTAGIÁRIOS: KAINÁ DA SILVA E NÍVEA VIEIRA	
	REVISÃO: R0-INICIAL	
ÁREA TOTAL DA INTERVENÇÃO: 235,38m <sup>2</sup>	ESCALA: 1/75	PRANCHA: <b>PE-01</b>
DATA: 17/04/2023		