

LEGENDA	
RG	REGISTRO DE GAVETA
LV	LAVATÓRIO
BS	BACIA SANITÁRIA
Ø40	PVC 40mm - 8 m
Ø100	PVC 100mm - 15 m
Ø20	PVC AF 20mm - 15 m
	SANITÁRIO
	HIDRO
	TE REDUTOR 100/20 mm

PLANTA BAIXA - 1º PAVIMENTO (DET INSTALAÇÕES HIDROSANITÁRIAS)

ESCALA 1:50



JUSTIÇA FEDERAL  
Seção Judiciária da Paraíba

SECRETARIA ADMINISTRATIVA  
NÚCLEO ADMINISTRAÇÃO PREDIAL

PROJETO DA SEDE DA JUSTIÇA FEDERAL NA PARAÍBA

DESENHO: PROPOSTA DE INSTALAÇÕES DE ESGOTO - DIREÇÃO ADMINISTRATIVA


ESC.: 1/50

DATA: 12/04/2023

REVISÃO: R0-INICIAL

PRANCHA:

01/02

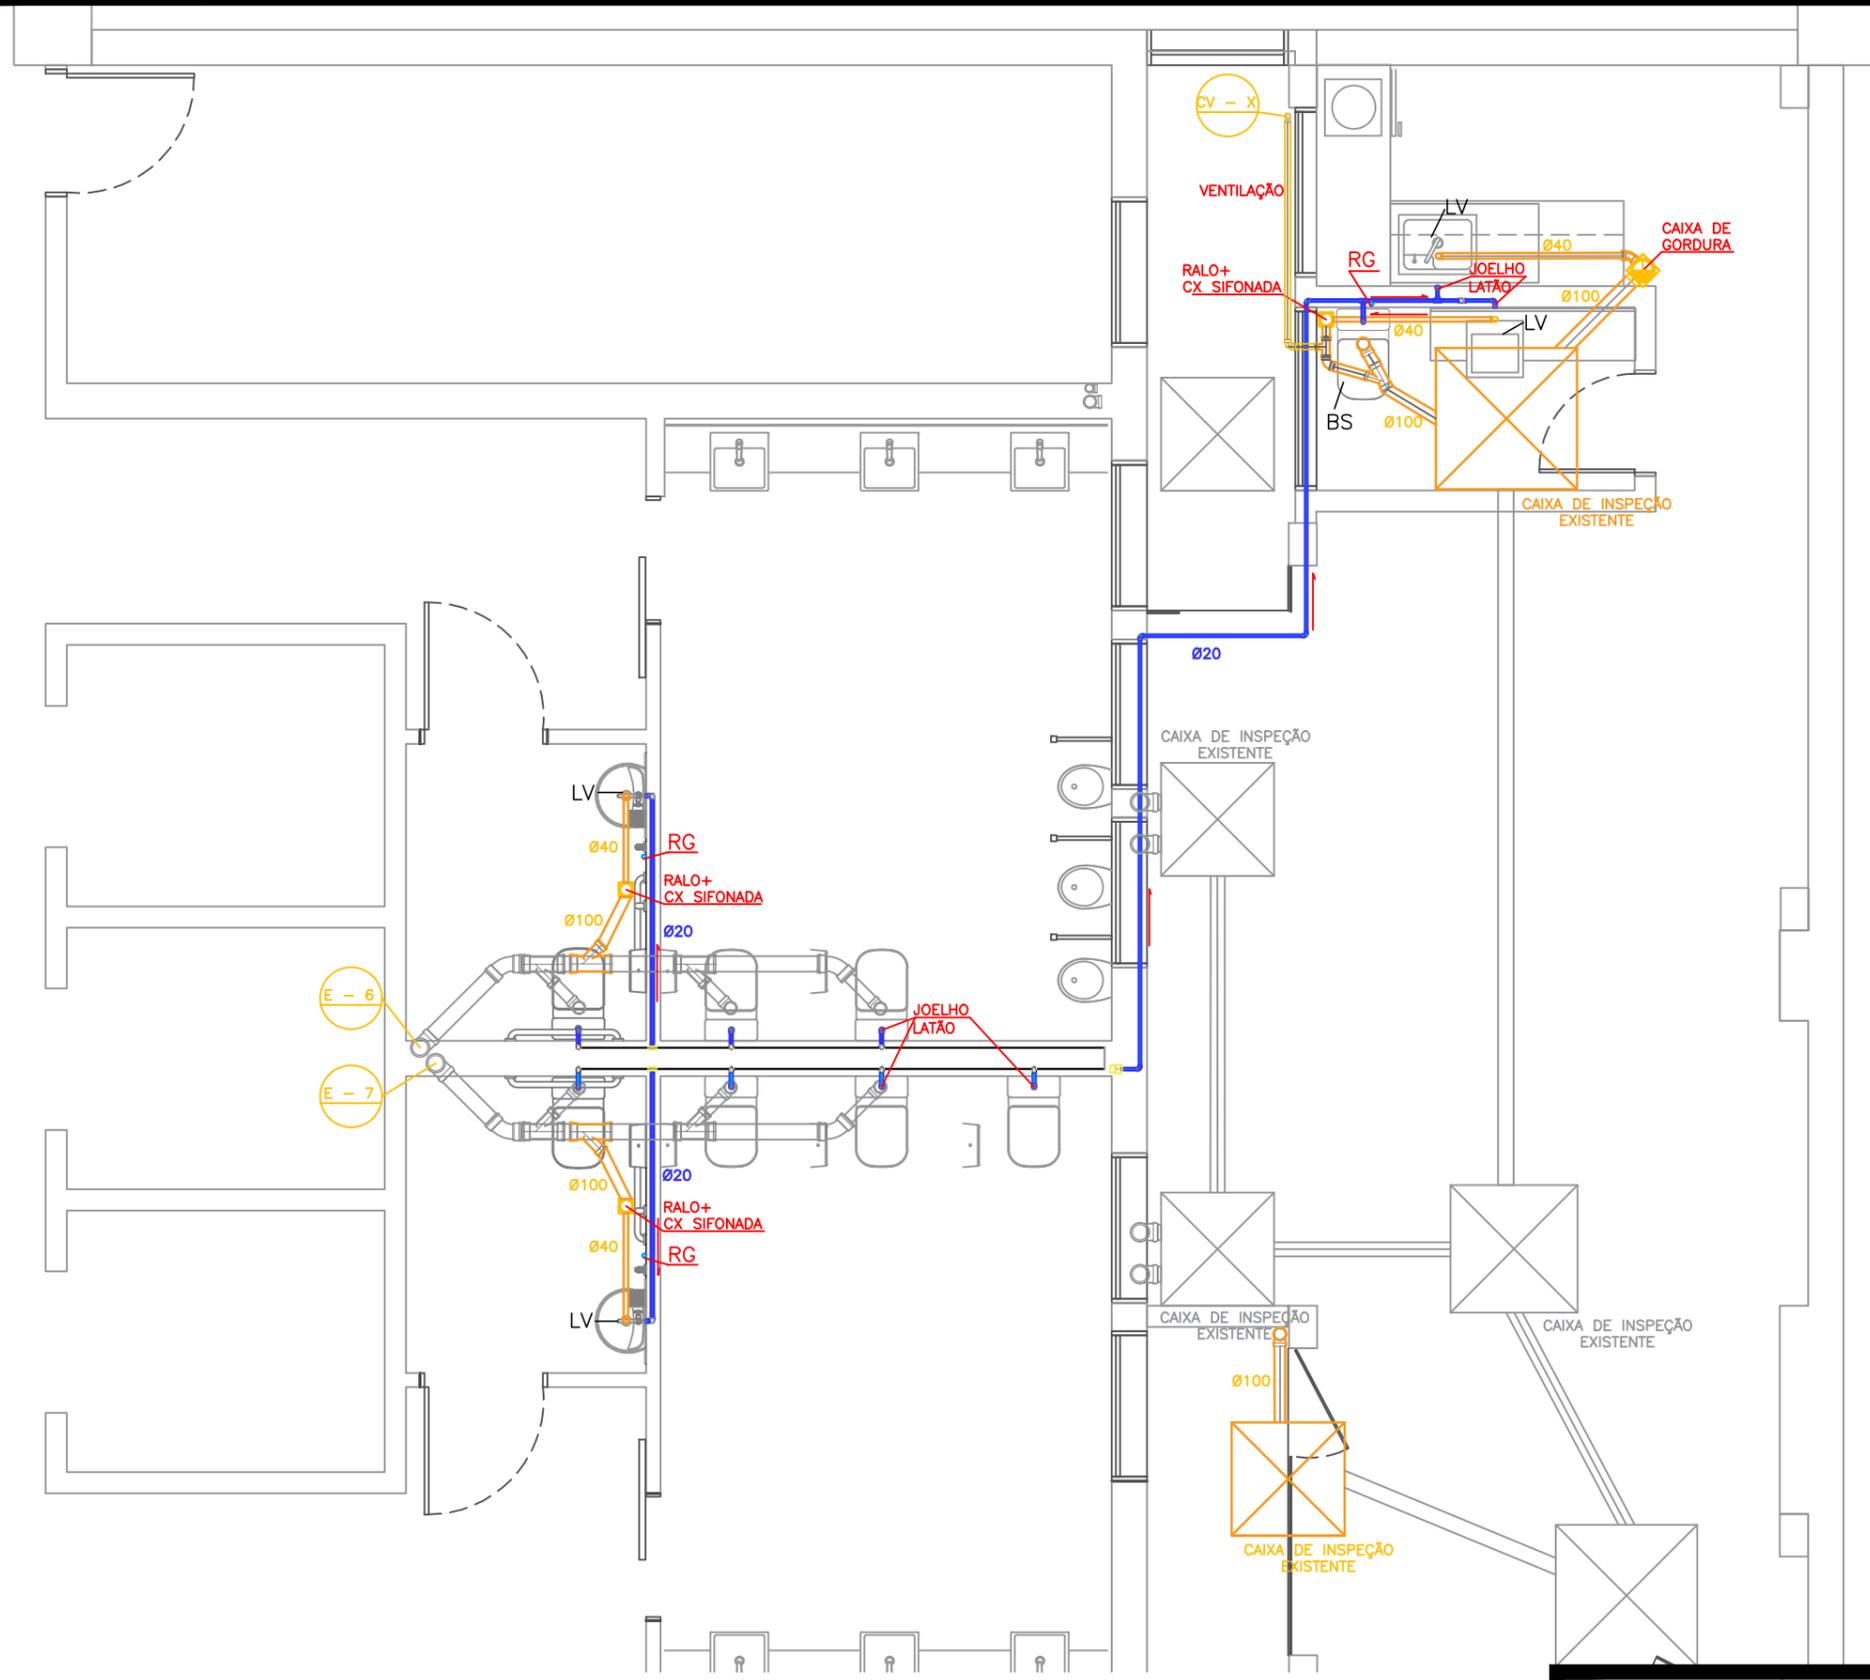

LEGENDA	
RG	REGISTRO DE GAVETA
LV	LAVATÓRIO
BS	BACIA SANITÁRIA
Ø40	PVC 40mm - 10 m
Ø100	PVC 100mm - 20 m
Ø20	PVC AF 20mm - 15 m
	TE REDUTOR 100/40 mm
	SANITÁRIO
	HIDRO

**PLANTA BAIXA - SUBSOLO (DET INSTALAÇÕES HIDROSANITÁRIAS)**

ESCALA 1:50

<p>JUSTIÇA FEDERAL Seção Judiciária da Paraíba</p>	SECRETARIA ADMINISTRATIVA NÚCLEO ADMINISTRAÇÃO PREDIAL	
	PROJETO DA SEDE DA JUSTIÇA FEDERAL NA PARÁIBA	
DESENHO: PROPOSTA DE INSTALAÇÕES DE ESGOTO - DIREÇÃO ADMINISTRATIVA		PRANCHA:
ESC.: 1/50	DATA: 12/04/2023	<b>02/02</b>
REVISÃO: R0-INICIAL		